
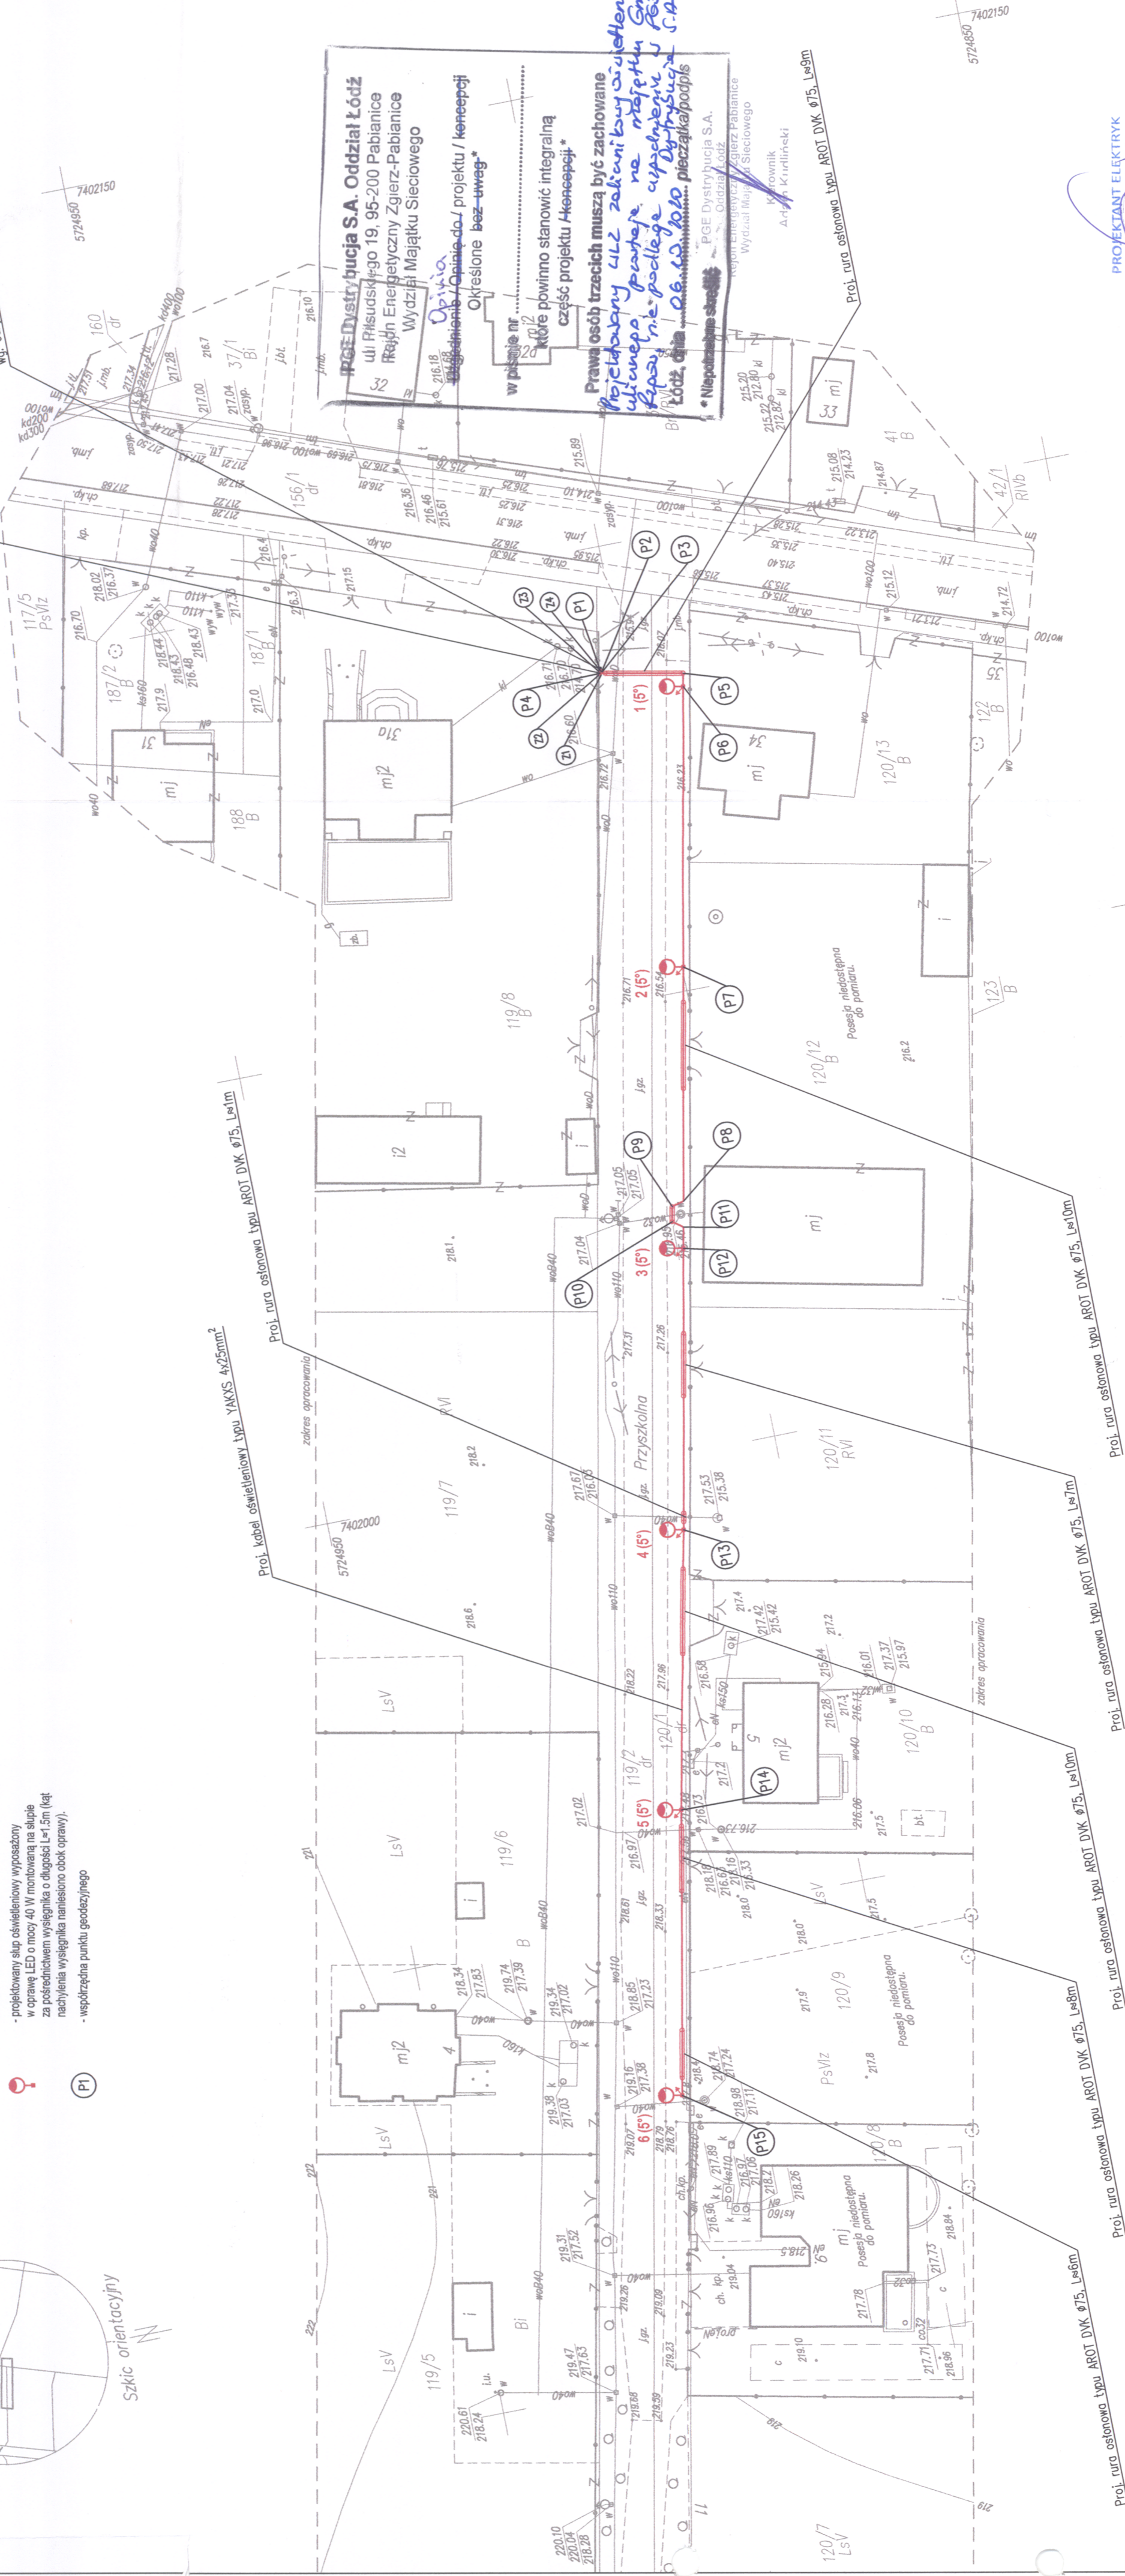


Proj. szafka oświetlenia ulicznego typu S0U-2, zlokalizowana na dz. nr 119/2, obok Proj. złącza kablowego. Szafkę zasilić kablem typu YAKXS 4x25mm² (P1 - P4) o długości 142m (7mb) z projektowanego złącza kablowego (Projekt oraz dokładna lokalizacja wg. odrębnego opracowania PGE Dystrybucja S.A.)

Proj. złącze kablowe - pomiarowe zlokalizowane na dz. nr 119/2, obok istniejącego słupa linii napowietrznej 10kV (Projekt oraz dokładna lokalizacja wg. odrębnego opracowania PGE Dystrybucja S.A.)

- Legenda:**
- nr słupa zgodnie ze schematem (Rys. E-2)
 - uzdmienie
 - projektowany kabel oświetleniowy typu YAKXS 4x25mm²
 - projektowana rura ochronna
 - projektowany słup oświetleniowy wyposażony w oprawę LED o mocy 40 W montowana na słupie za pośrednictwem wysięgnika o długości 1,5 m (kął nachylenia wysięgnika naniesiono obok oprawy).
 - współrzędna punktu geodezyjnego

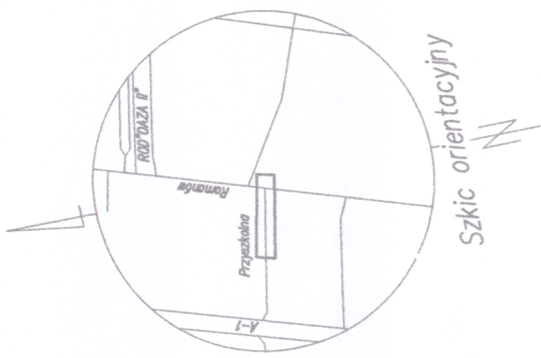

PGE Dystrybucja S.A. Oddział Łódź
 ul. Pilsudskiego 19, 95-200 Pabianice
 Region Energetyczny Zgierz-Pabianice
 Wydział Majątku Sieciowego

Opinia
 Odrębnie / Opinia do projektu / koncepcji
 Określone bez uwag*

w sprawie nr. 12/2020
 które powinno stanowić integralną część projektu Henecepcji*

Pracownicy
 Prawa osób trzecich muszą być zachowane
 Projektantem jest Zakład Inżynierski
 Wykonawcą jest Zakład Inżynierski
 Łódź, ul. Przemysłowa 1, 91-000
 Łódź, ul. Przemysłowa 1, 91-000
 Łódź, ul. Przemysłowa 1, 91-000

PROJEKTANT ELEKTRYK
 mgr inż. Edward Pałka
 nr upraw. CE II-460-35/76, 091/89/WL
 z S. 11.1.13 ust. 1p. 4d
 Łódź, ul. Przemysłowa 35 m. 45

PROJEKTANT ELEKTRYK
 mgr inż. Michał Płotka
 nr upraw. CE II-460-35/76, 091/89/WL
 z S. 11.1.13 ust. 1p. 4d
 Łódź, ul. Przemysłowa 35 m. 45

Uwaga:
 Nie wykonano na podstawie mapy zasadniczej gmin. Rzgiszew, ewidencji gruntów i budynków, planu zagospodarowania terenu, lub o których brak jest albo niepełna jest informacja w dokumentacji, lub niepełna jest informacja przekazana zgłoszenia do inwentaryzacji.

(Ustawa Prawa Geodezyjne i Kartograficzne
 dz. U. Nr 153/2010 pozycja 1287 z późn. zmianami)

woj. łódzkie
 pow. łódzki wschodni
 gmin. Rzgiszew
 100610_5
 obr. Romanów
 100610_5.0011
 dz. 119/2, 120/1
 ul. Przyszkołna

MAPA DO CELÓW PROJEKTYWNYCH
 skala 1:500

Mapa wykonana na podstawie mapy zasadniczej gmin. Rzgiszew, ewidencji gruntów i budynków, planu zagospodarowania terenu, lub o których brak jest albo niepełna jest informacja w dokumentacji, lub niepełna jest informacja przekazana zgłoszenia do inwentaryzacji.

(Ustawa Prawa Geodezyjne i Kartograficzne
 dz. U. Nr 153/2010 pozycja 1287 z późn. zmianami)

155109 GEODEZYJNE
 BIURO PRACOWNI
 95-070 Aleksandrów Łódzki, ul. Gen. Żwirki i Giełgiewicza 3
 tel. 721-054-534 geobiznes@wp.pl

Geodezja
 Radosław Wójcik
 IDENTYFIKATOR: 709-05252NA
 08.05.2022 14:22:00
 Aleksandrów Ł., dn. 08.08.2020r.

Legenda:

r. - budynek w ruinie

UWAGA:
 Kontur użytku gruntowego oznaczony symbolami nie jest ujemny w bazie danych EoB.

PRO INVEST	
Michał Płotka	95-100 Zgierz, ul. Republikanska 8 REG. 34.002453
Budowa oświetlenia ulicznego w miejscowości Romanów, ul. Przyszkołna, dz. nr 119/2, 120/1	
PROJEKT BUDOWLANY	
PROJEKTANT:	mgr inż. Edward Pałka upr. bud. 29189/WL
	mgr inż. Michał Płotka
	inż. Krzysztof Galkowski
Tytuł rys.:	PLAN ZAGOSPODAROWANIA TERENU
BRANŻA:	ELEKTRYCZNA
DATA:	Wrzesień 2020
SKALA:	1:500
NR RYS.:	E-1