
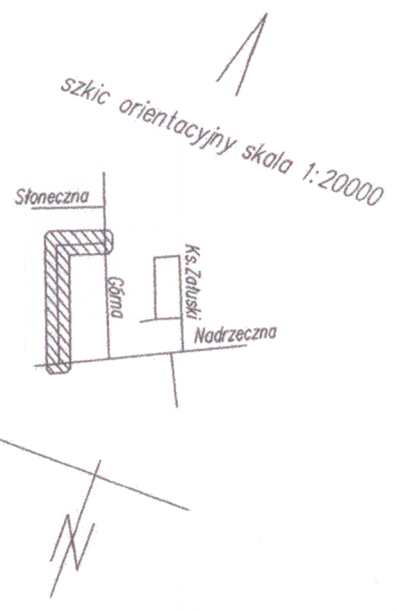


Złącze kablowo-pomiarowe typu ZK1+1P  
zlokalizowane przed linią regulacyjną dz. nr 991/3,  
przy słupie nr wa. odległego opracowania PGE Dystrybucja S.A.  
Ista. słup krańcowy wymiennie na  
słup typu K4-10,5/12, o zarządzi E-10,5/12  
stanowiąc przewidywaną odwarstwę

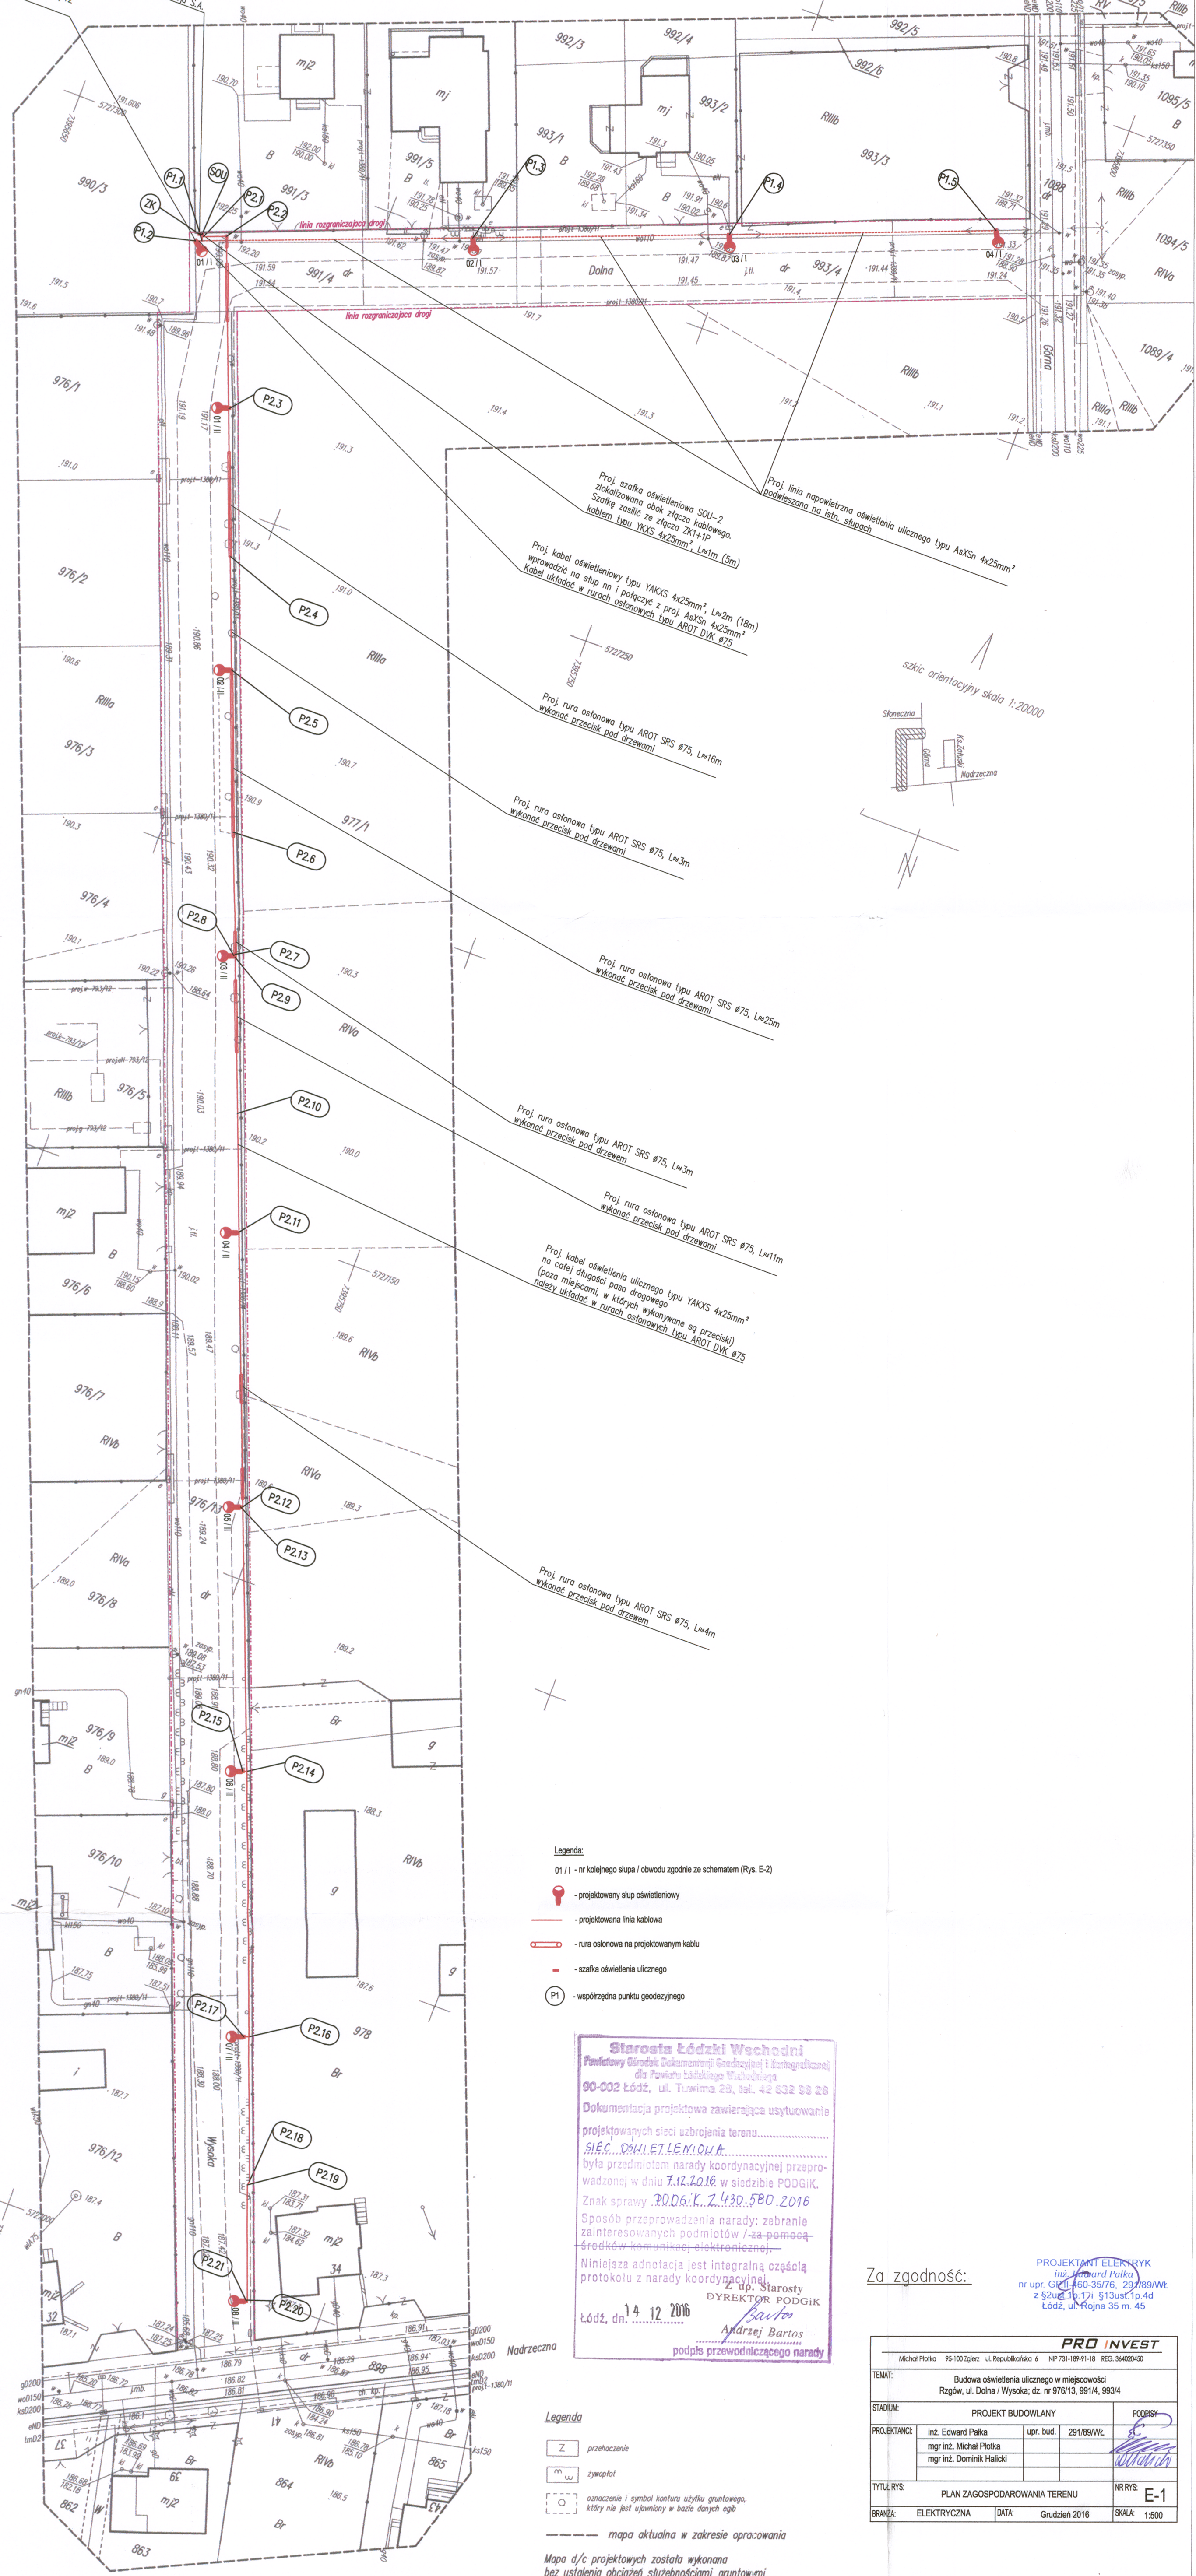

- Legenda:**
- 01/1 - nr kolejnego słupa / obwodu zgodnie ze schematem (Rys. E-2)
  - projektowany słup oświetleniowy
  - projektowana linia kablowa
  - rura osłonowa na projektowanym kablu
  - szafka oświetlenia ulicznego
  - współrzędna punktu geodezyjnego

- Legenda:**
- Z - przebieżenie
  - m.w. - zarysplot
  - oznaczenie i symbol konturu użytku gruntowego, który nie jest ujawniony w bazie danych eGB
  - mapa aktualna w zakresie opracowania

Mapa d/c projektowych została wykonana bez ustalenia obciążen służebnościami gruntowymi

**UWAGA!**  
Nie wyklucza się istnienia w terenie innych przewodów o których brak informacji. Wynika to z zaszczytliwych lub niedopełnienia przepisów zgłoszenia do inwentaryzacji (Ustawa z dnia 17 maja 1989r. Prawo Geodezyjne i Kartograficzne (Dz.U. z 2010r., Nr 193, poz. 1297 z późn. zm.)

**Starosta Łódzki Wschodni**  
Funkcyjny Biuro Dokumentacji Geodezyjnej i Kartograficznej  
dla Powiatu Łódzkiego Wschodniego  
90-002 Łódź, ul. Tuwima 29, tel. 42 632 68 28  
Dokumentacja projektowa zawierająca usytuowanie projektowanych sieci uzbrojenia terenu  
**SIEĆ...SIAŁE...L...M...O...A...**  
była przedmiotem narady koordynacyjnej przeprowadzonej w dniu 7.12.2016 w siedzibie PODGIK.  
Znak sprawy: 2006.K.2.430.580.2016  
Sposób przeprowadzenia narady: zabranie zainteresowanych podmiotów /za pomocą środków komunikacji elektronicznej/  
Niniejsza adnotacja jest integralną częścią protokołu z narady koordynacyjnej.  
Łódź, dn. 14 12 2016  
podpis przewodniczącego narady

Za zgodność:

PROJEKTANT ELEKTRYK  
mgr inż. Edward Pałka  
nr upr. 62.01.460.3576, 29/89AWL  
z 5206.1p.17i 513ust.1p.4d  
Łódź, ul. Rajna 35 m. 45

<b>PRO INVEST</b>			
Michał Plotka 95-100 Iłża; ul. Republikana 6; NIP 731-189-91-18; REG. 34620450			
TEMAT:	Budowa oświetlenia ulicznego w miejscowości Rzgów, ul. Dolna i Wysoka; dz. nr 976/13, 991/4, 993/4		
STADIUM:	PROJEKT BUDOWLANY	PODPIŚĆ:	
PROJEKTANT:	inż. Edward Pałka	upr. bud.:	291/89AWL
	mgr inż. Michał Plotka		
	mgr inż. Dominik Halicki		
TYTUŁ RYS:	PLAN ZAGOSPODAROWANIA TERENU		NR RYS:
BRANŻA:	ELEKTRYCZNA	DATA:	Gruzień 2016
		SKALA:	1:500

województwo łódzkie  
powiat łódzki wschodni  
m. Rzgów (100610.4)  
obręb 12 (100610\_4.0012)  
ul. Dolna, Wysoka  
działki nr 976/13, 991/4, 993/4

**Mapa do celów projektowych**  
skala 1:500

Mapę niniejszą opracowano na podstawie mapy zasadniczej, sekcja nr 7.161.07.15.4.2, 7.161.07.15.4.4, 7.161.07.20.2.2 oraz pomiaru uzupełniającego z października 2016r.  
- układ współrzędnych płaskich - 2000 strona 7  
- układ wysokości - Kransztadt 60

Wykonawca:  
GEOTEK USŁUGI GEODEZYJNE  
Bartłomiej Jakowiczki  
90-703 Łódź ul. Legionów 58/9  
tel. 782-255-791

**GEODETA UPRAWNIONY**  
Jacek Gabryelak  
Nr upr. 8948

PODGIK.L.440.2588.2016 Łódź, dnia 11.10.2016r.

Podpisz się, że niniejszy dokument - zestaw opracowany w wyniku prac geodezyjnych i kartograficznych, których rezultaty zawiera operat techniczny wpisany do ewidencji materiałów państwowego zasobu geodezyjnego i kartograficznego  
**STAROSTA ŁÓDZKI WSCHODNI**  
Identyfikator ewidencyjny: P.1006.2016.  
materiału zabudowy: 2873  
Data wpisania operatu technicznego do ewidencji materiałów zasobu: 16.11.2016  
Imię, nazwisko i podpis osoby reprezentującej organ: Z upr. STAROSTY inż. Jarosław Kubiak STAROSTA GEODETA