


Złącze kablowo-pomiarowe typu ZK14-IP zlokalizowane przed linią rozdzielniczą dz. nr 991/3. Istn. słup krańcowy wymienić na słup typu K4-10,5/12, a zerdzi E-10,5/12 istniejące przyczoła odnowić.

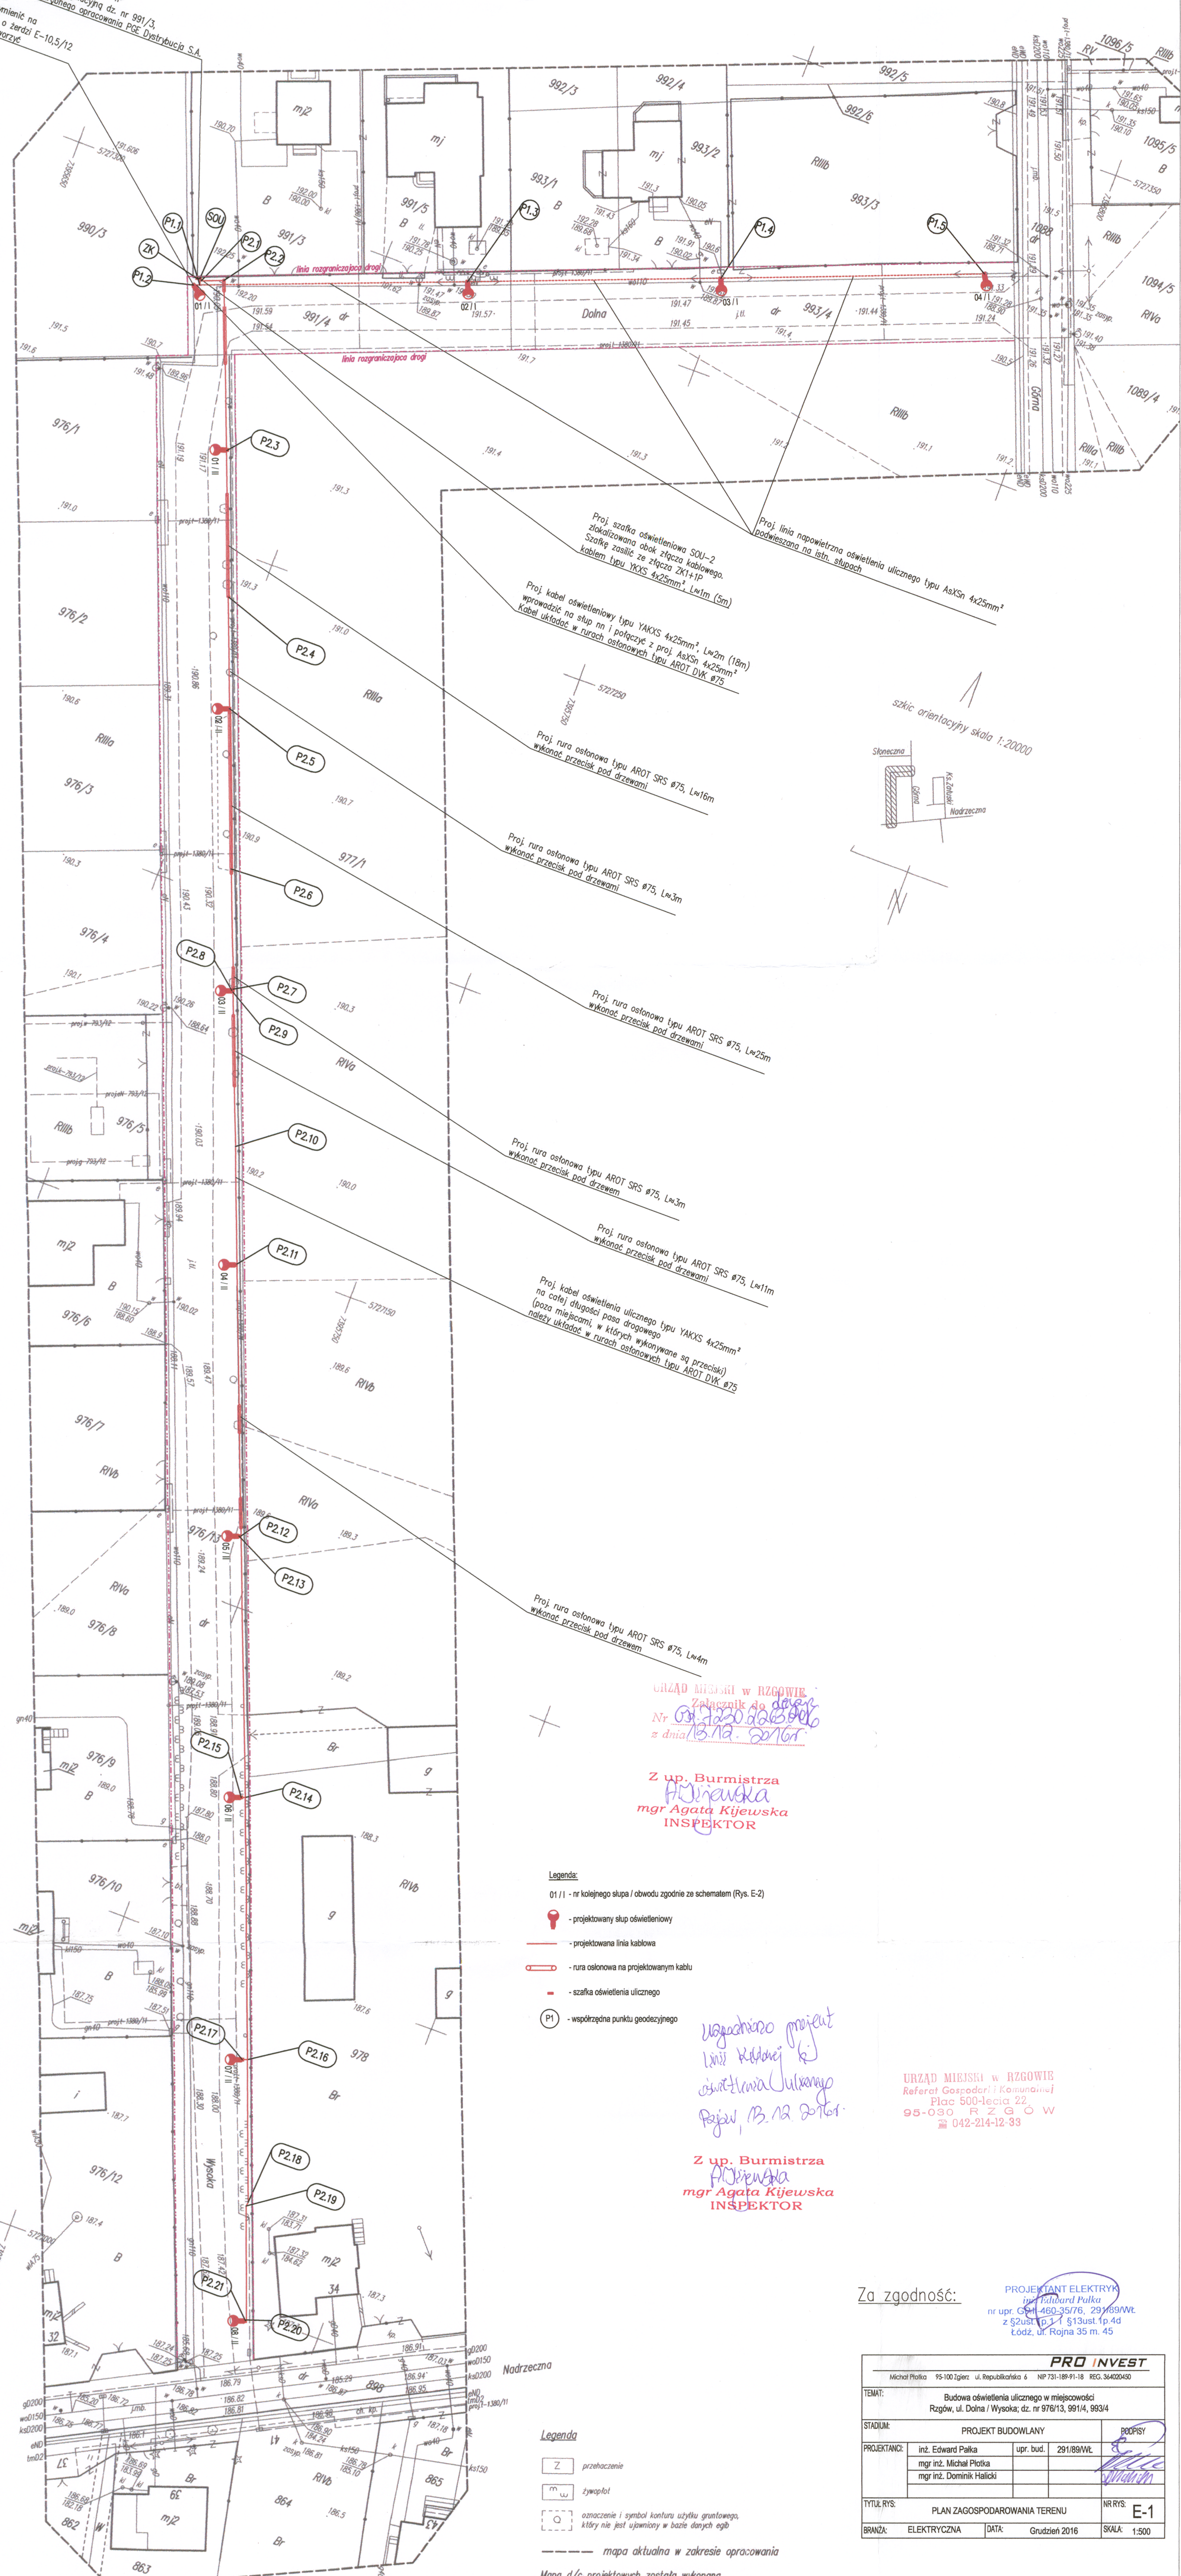

URZĄD MIEJSKI W RZGÓWIE
Załącznik do decyzji
Nr 03.1020.0010.006
z dnia 13.12.2016r.

Z up. Burmistrza
Agata Kijewska
mgr Agata Kijewska
INSPEKTOR

- Legenda:**
- 01/1 - nr kolejnego słupa / obwodu zgodnie ze schematem (Rys. E-2)
 - projektowany słup oświetleniowy
 - projektowana linia kablowa
 - rura osłonowa na projektowanym kablu
 - szafka oświetlenia ulicznego
 - współrzędna punktu geodezyjnego

uzgodniono projekt linii kablowej i osłonowej ulicznego oświetlenia ulicznego
Rzgow, 13.12.2016r.

Z up. Burmistrza
Agata Kijewska
mgr Agata Kijewska
INSPEKTOR

Za zgodność:
PROJEKTANT ELEKTRYK
mgr inż. Edward Piłtka
nr upr. GŚ 460-35/76, 29/69/9Wt
z Szust. P. 31 \$13ust. fp. 4d
Łódź, ul. Rojna 35 m. 45

PRO INVEST		
Michał Piłtka 95-100 Tęże, ul. Republikańska 6 NIP 731-189-91-18 REG. 34420400		
TEMA: Budowa oświetlenia ulicznego w miejscowości Rzgow, ul. Dolna / Wysoka; dz. nr 976/13, 991/4, 993/4		
STADIUM: PROJEKT BUDOWLANY		
PROJEKTANT:	inż. Edward Piłtka	upr. bud. 291/89Wt
	mgr inż. Michał Piłtka	
	mgr inż. Dominik Haliński	
TYTUŁ RYS:	PLAN ZAGOSPODAROWANIA TERENU	NR RYS: E-1
BRANŻA:	ELEKTRYCZNA	DATA: Grudzień 2016 SKALA: 1:500

- Legenda:**
- przebieżenie
 - zływopół
 - oznaczenie i symbol konturu użytku gruntowego, który nie jest ujawniony w bazie danych egiB
- mapa aktualna w zakresie opracowania

Mapa d/c projektowych została wykonana bez ustalenia obciążeń służebnościami gruntowymi

UWAGA!
Nie wyklucza się istnienia w terenie innych przewodów o których brak informacji. Wynika to z zasobności historycznych lub niedopełnienia przepisów zgłoszenia do inwentaryzacji. (Ustawa z dnia 17 maja 1969r. Prawo Geodezyjne i Kartograficzne (Dz.U. z 2010r., Nr 193, poz. 1287 z późn. zm.)

województwo łódzkie
powiat łódzki wschodni
m. Rzgow (100610_4)
obręb 12 (100610_4.0012)
ul. Dolna, Wysoka
działki nr 976/13, 991/4, 993/4

Mapa do celów projektowych
skala 1:500

Mapę niniejszą opracowano na podstawie mapy zasadniczej sekcji nr 7.161.07.15.4.2, 7.161.07.15.4.4, 7.161.07.20.2.2 oraz pomiaru uzupełniającego z października 2016r.
- układ współrzędnych płaskich - 2000 sfera 7
- układ wysokości - Kransztadt 60

Wykonawca:
GEOTEK USŁUGI GEODEZYJNE
Bartłomiej Kubiakowski
90-703 Łódź ul. Legionów 58/9
tel. 782-255-791

GEORĘTA UPRAWNIONY
Jacek Górczyński
Nr upr. 8949

PODGŁK.L.440.2588.2016 Łódź, dnia 11.10.2016r.

Poświadczam, że niniejszy dokument został opracowany w wyniku prac geodezyjnych i kartograficznych, których rezultaty zawiera operat techniczny wpisany do ewidencji materiałów państwowego zasobu geodezyjnego i kartograficznego

STAROSTA ŁÓDZKI WSCHODNI
Identyfikator ewidencyjny materiału zasobu operatu technicznego: P.1066.2016.2873

Data wpisania operatu technicznego do ewidencji materiałów zasobu: 16.11.2016

Imię, nazwisko i podpis osoby reprezentującej organ: *Michał Piłtka*
inż. Edward Piłtka
starszy projektant