
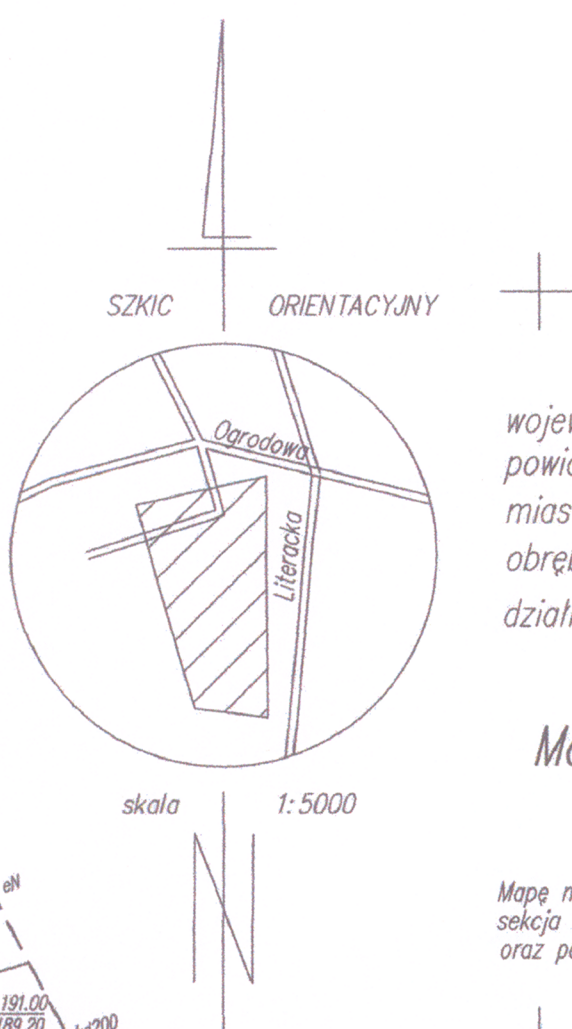


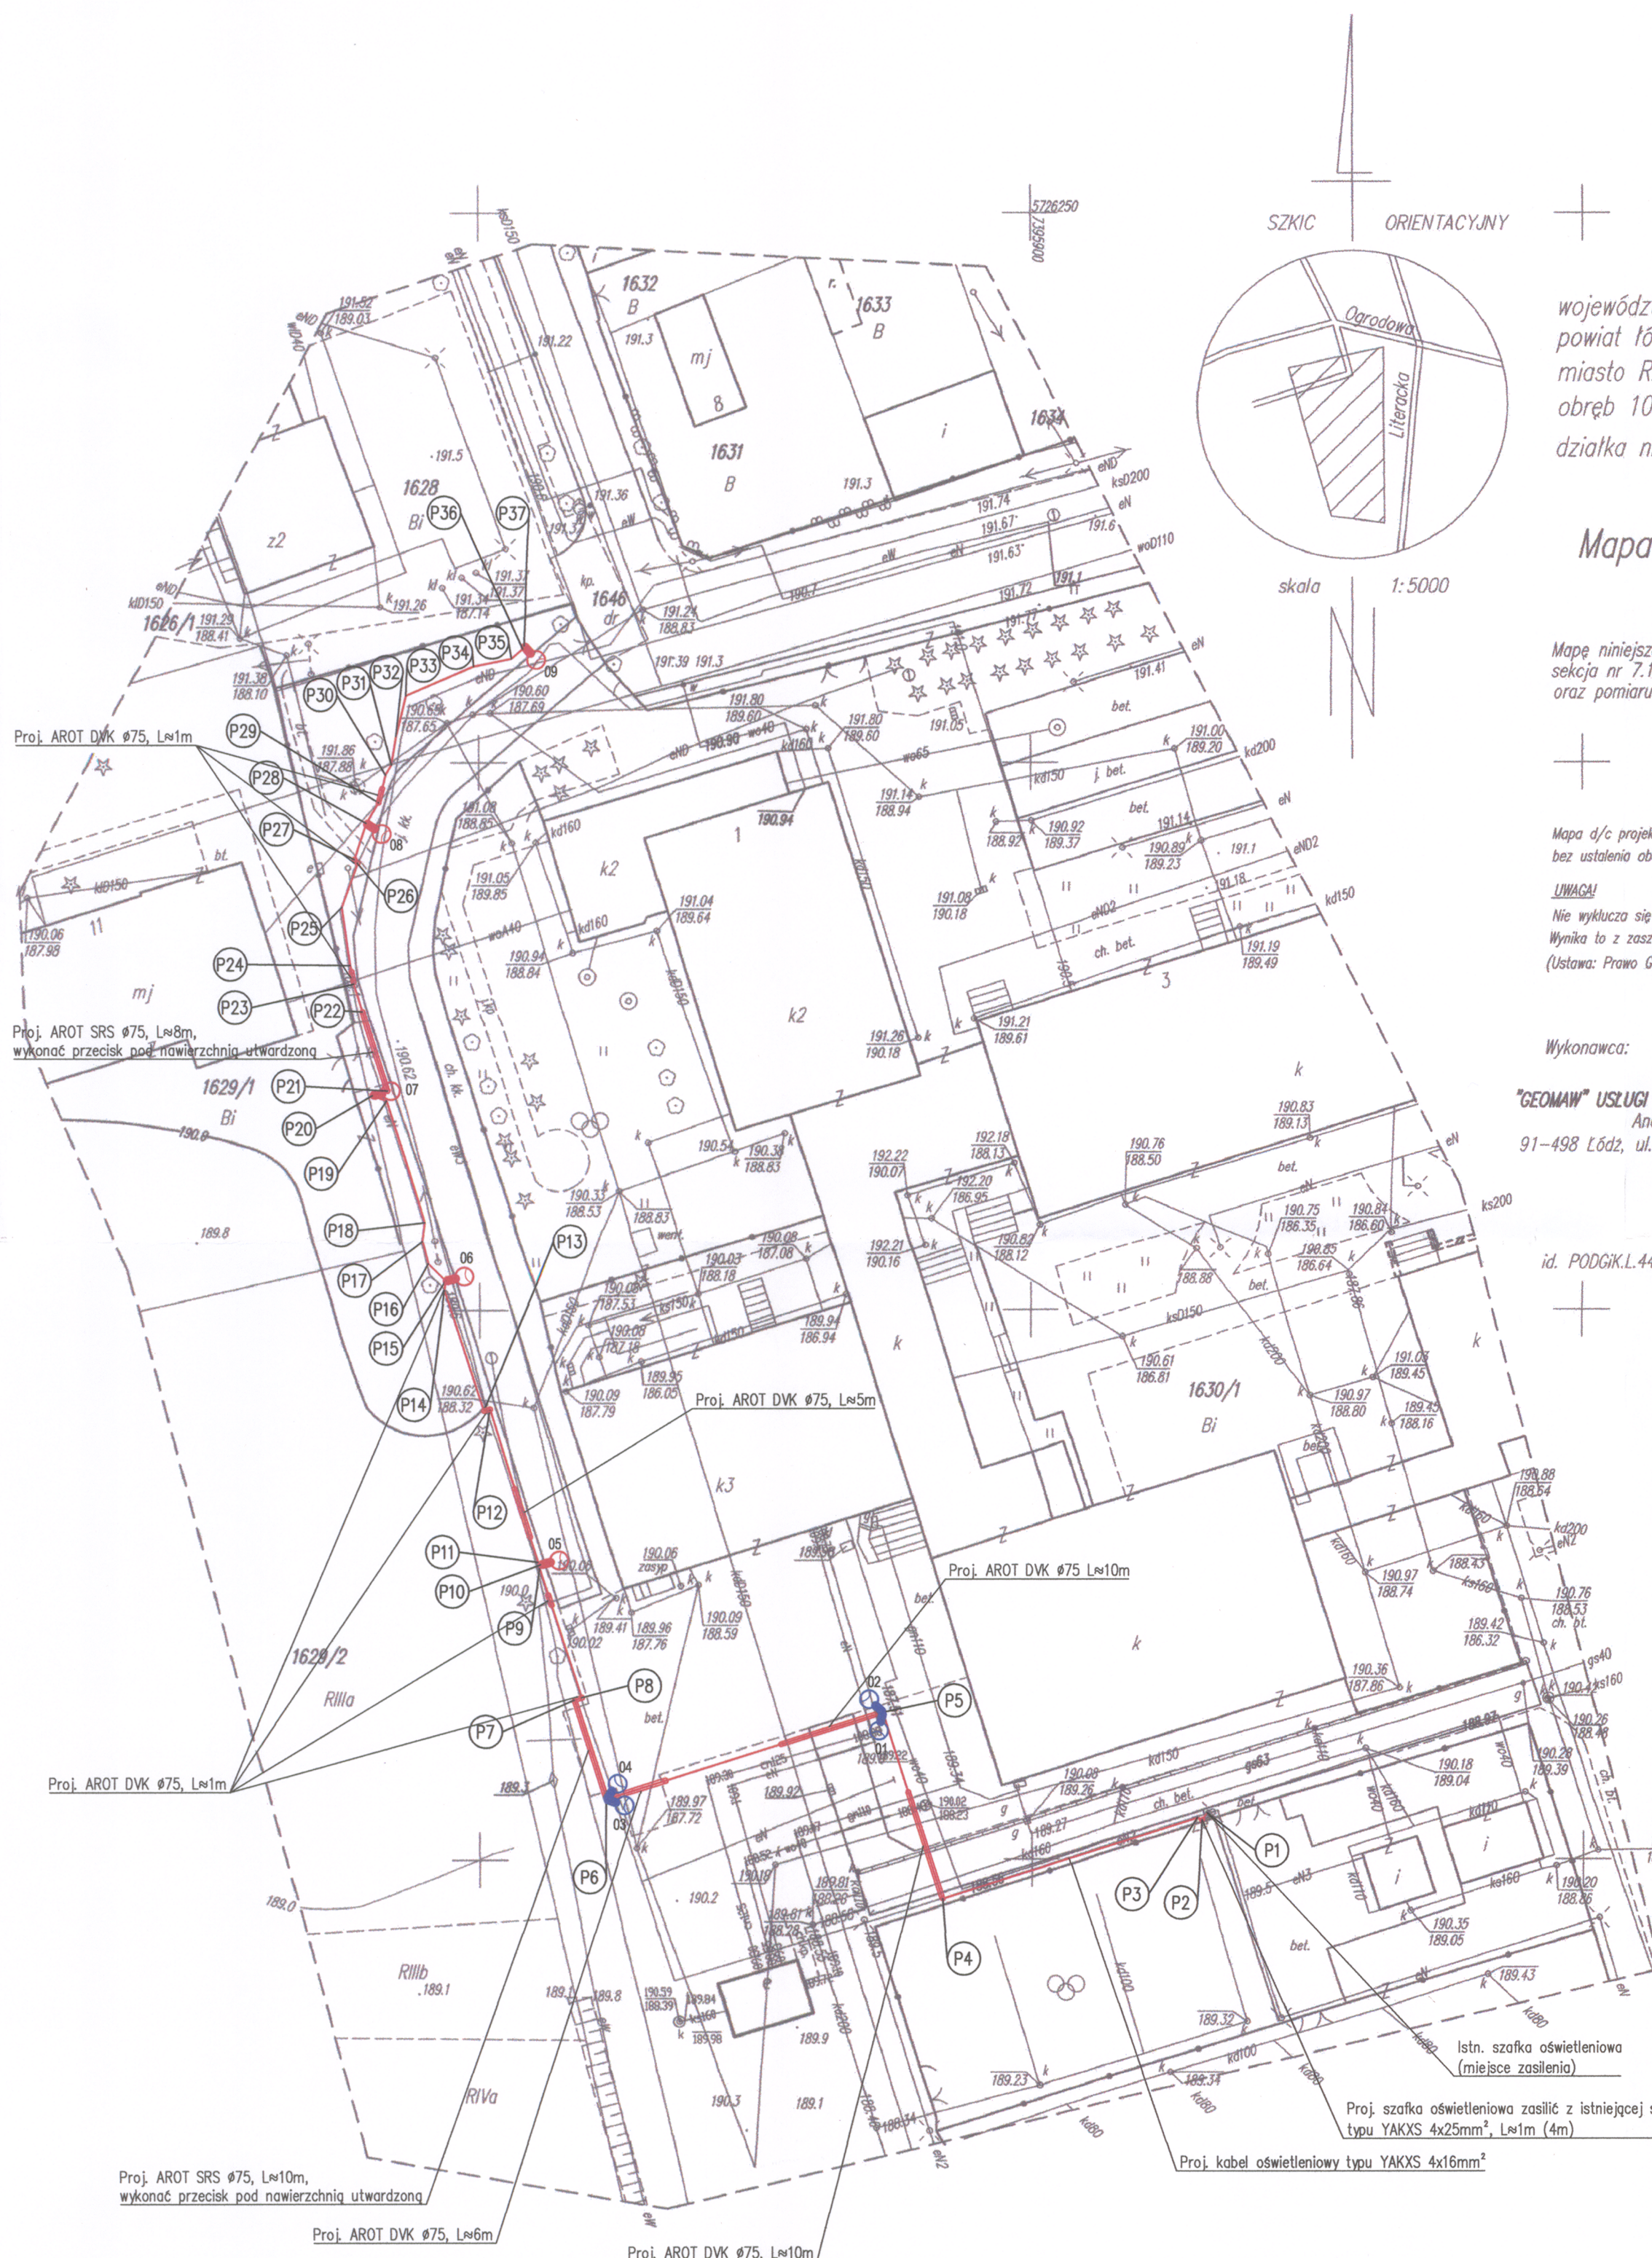

województwo łódzkie
powiat łódzki wschodni
miasto Rzgów
obręb 100610_4.0012
działka nr 1630/1

Mapa do celów projektowych skala 1:500

Mapę niniejszą opracowano na podstawie mapy zasadniczej m. Rzgów
sekcja nr 7.161.07.20.4.4 ukt. współrzędnych "2000"
oraz pomiaru uzupełniającego z m-ca lipca 2018r.

Mapa d/c projektowych została wykonana
bez ustalenia obciążen służebnościami gruntowymi

UWAGA!
Nie wyklucza się istnienia w terenie innych przewodów, o których brak informacji.
Wynika to z zaszczerpości historycznych lub niedopełnienia przepisów zgłoszenia do inwentaryzacji.
(Ustawa: Prawo Geodezyjne i Kartograficzne Dz.U. Nr 193/2010 pozycja 1287 z późn. zmianami)

Wykonawca:
"GEOMAW" USŁUGI GEODEZYJNO-KARTOGRAFICZNE
Andrzej Wołkiewicz
91-498 Łódź, ul. Stubińskiego 53/9

Geodeta Uprawniony

Andrzej Wołkiewicz
upr.nr 13126

id. PODGK.L.440.1610.2018

Łódź, dnia 27.07.2018

- Legenda:**
- ① - dalszy przebieg nieustalony, pomiar aparaturą bez rezultatu, brak materiałów branżowych. Proszę zachować szczególną ostrożność przy robotach ziemnych - wykonać ręcznie
 - ⊙ - oznacza studnię betonową (dawny znak sb)

Podejmuje się, że niniejszy dokument został opracowany w wyniku prac geodezyjnych i kartograficznych, których rezultaty zawiera opasat techniczny wpisany do ewidencji materiałów państwowego zasobu geodezyjnego i kartograficznego	
STAROSTA ŁÓDZKI WSCHODNI	
Identyfikator ewidencyjny materiału zasobu - operatu technicznego	P.1006.2018 1953
Data wpisania operatu technicznego do ewidencji materiałów zasobu	06.09.2018
Imię, nazwisko i podpis osoby reprezentującej organ	Zup. STAROSTY Stary Geodeta Adam Usiak

Za zgodność:

PROJEKTANT ELEKTRYK

nr upr. 6611-460-35/76, 291/89/WŁ
z §2 ust. 3 p. 1 i §13 ust. 1 p. 4 d
ul. Różna 35 m. 45

- Legenda:**
- 01 - nr kolejnego słupa, zgodnie ze schematem (Rys. E-2)
 - projektowany słup oświetleniowy z oprawą LED o mocy 25W
 - projektowany słup oświetleniowy z oprawą LED o mocy 60W
 - projektowana linia kablowa
 - rura osłonowa na projektowanym kablu
 - współrzędna punktu geodezyjnego

PRO INWEST			
Michał Piotka	95-100 Zgierz	ul. Republikańska 6	NIP 731-189-91-18 REG. 364020450
TEMAT: Budowa oświetlenia wjazdu do szkoły przy ul. Szkolnej w Rzgowie; dz. nr 1630/1			
STADIUM: PROJEKT BUDOWLANY		PODPISY	
PROJEKTANCI:	inż. Edward Pałka	upr. bud.	291/89/WŁ
	mgr inż. Michał Piotka		
	mgr inż. Dominik Halicki		
TYTUŁ RYS: PLAN ZAGOSPODAROWANIA TERENU		NR RYS: E-1	
BRANŻA: ELEKTRYCZNA	DATA: Wrzesień 2018	SKALA: 1:500	