


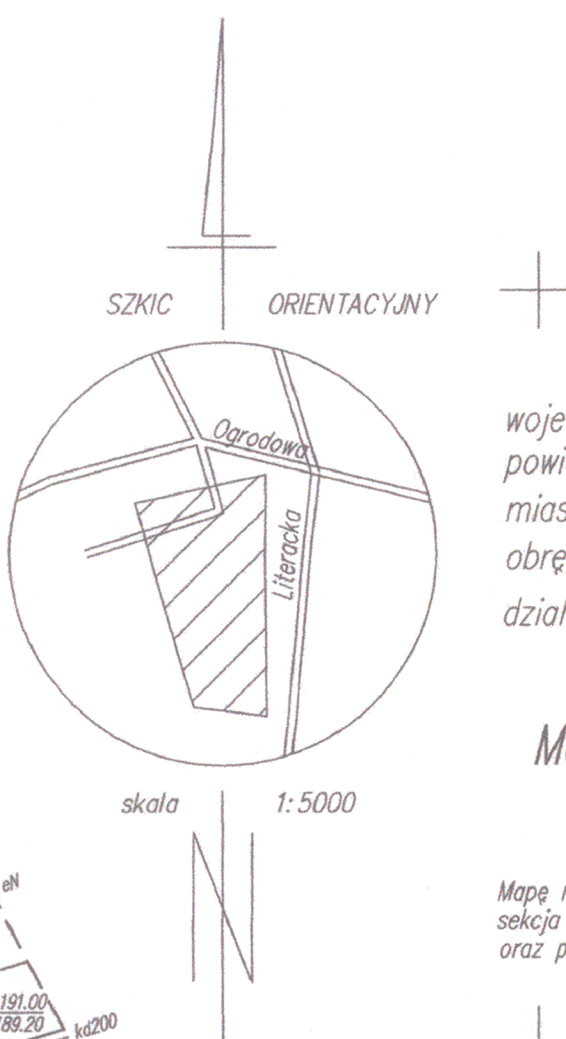

województwo łódzkie
powiat łódzki wschodni
miasto Rzgów
obręb 100610_4.0012
działka nr 1630/1

Mapa do celów projektowych skala 1:500

Mapę niniejszą opracowano na podstawie mapy zasadniczej m. Rzgów
sekcja nr 7.161.07.20.4.4 ukt. współrzędnych "2000"
oraz pomiaru uzupełniającego z m-ca lipca 2018r.

Mapa d/c projektowych została wykonana
bez ustalenia obciążeń służebnościami gruntowymi

UWAGA!
Nie wyklucza się istnienia w terenie innych przewodów, o których brak informacji.
Wynika to z zasłyszanych historycznych lub niedopełnienia przepisów zgłoszenia do inwentaryzacji.
(Ustawa: Prawo Geodezyjne i Kartograficzne Dz.U. Nr 193/2010 pozycja 1287 z późn. zmianami)

Wykonawca:

"GEOMAW" USŁUGI GEODEZYJNO-KARTOGRAFICZNE
Andrzej Wołkowicz
91-498 Łódź, ul. Stubińskiego Zdzisław 53/9

Geodeta Uprawniony

Andrzej Wołkowicz
upr.nr 13126

id. PODGIK.L.440.1610.2018

Łódź, dnia 27.07.2018

Legenda:

- ① - dalszy przebieg nieustalony, pomiar aparaturą bez rezultatu, brak materiałów branżowych. Proszę zachować szczególną ostrożność przy robotach ziemnych - wykonać ręcznie
- ⊙ - oznacza studnię betonową (dawny znak sb)

Podejmuje się, że niniejszy dokument został opracowany w wyniku prac geodezyjnych i kartograficznych, których rezultaty zawiera operat techniczny wpisany do ewidencji materiałów państwowego zasobu geodezyjnego i kartograficznego	
STAROSTA ŁÓDZKI WSCHODNI	
Identyfikator ewidencyjny materiału zasobu - operatu technicznego	P.1006.2018 1953
Data wpisania operatu technicznego do ewidencji materiałów zasobu	06.09.2018
Imię, nazwisko i podpis osoby reprezentującej organ	z up. STAROSTY Starosta Beata Adam Usiek

Za zgodność:

PROJEKTANT ELEKTRYK
inż. Edward Pałka
nr upraw. 11-460-35/76, 291/89/WŁ
z Sz. Inst. 11-613 ust. 1p. 4d
Łódź, ul. Kojana 35 m. 45

Legenda:

- 01 - nr kolejnego słupa, zgodnie ze schematem (Rys. E-2)
- 🔦 - projektowany słup oświetleniowy z oprawą LED o mocy 25W
- 💡 - projektowany słup oświetleniowy z oprawą LED o mocy 60W
- - projektowana linia kablowa
- - rura osłonowa na projektowanym kablu
- P1 - współrzędna punktu geodezyjnego

Starosta Łódzki Wschodni

Powiatowy Ośrodek Dokumentacji Geodezyjnej i Kartograficznej
dla Powiatu Łódzkiego Wschodniego
90-002 Łódź, ul. Tuwima 28, tel. 42 632 98 28
Dokumentacja projektowa zawierająca usytuowanie projektowanych sieci uzbrojenia terenu.....
OŚWIETLENIE ULICY
była przedmiotem narady koordynacyjnej przeprowadzonej w dniu 2.10.2018r w siedzibie PODGIK.
Znak sprawy **PODGIK.L.440.344.2018**
Sposób przeprowadzenia narady: zebranie zainteresowanych podmiotów ~~z pomocą środków komunikacji elektronicznej.~~
Niniejsza adnotacja jest integralną częścią protokołu z narady koordynacyjnej.
1.10.2018
Łódź, dn.
podpis przewodniczącego narady

PRO INWEST			
Michał Piotka 95-100 Tęże, ul. Republikańska 6 NIP 731-189-91-18 REG. 364020450			
TEMAT: Budowa oświetlenia wjazdu do szkoły przy ul. Szkolnej w Rzgowie; dz. nr 1630/1			
STADIUM: PROJEKT BUDOWLANY		PODPISY	
PROJEKTANT:	inż. Edward Pałka	upr. bud.	291/89/WŁ
	mgr inż. Michał Piotka		
	mgr inż. Dominik Halicki		
TYTUŁ RYS: PLAN ZAGOSPODAROWANIA TERENU		NR RYS: E-1	
BRANŻA: ELEKTRYCZNA	DATA: Wrzesień 2018	SKALA: 1:500	