


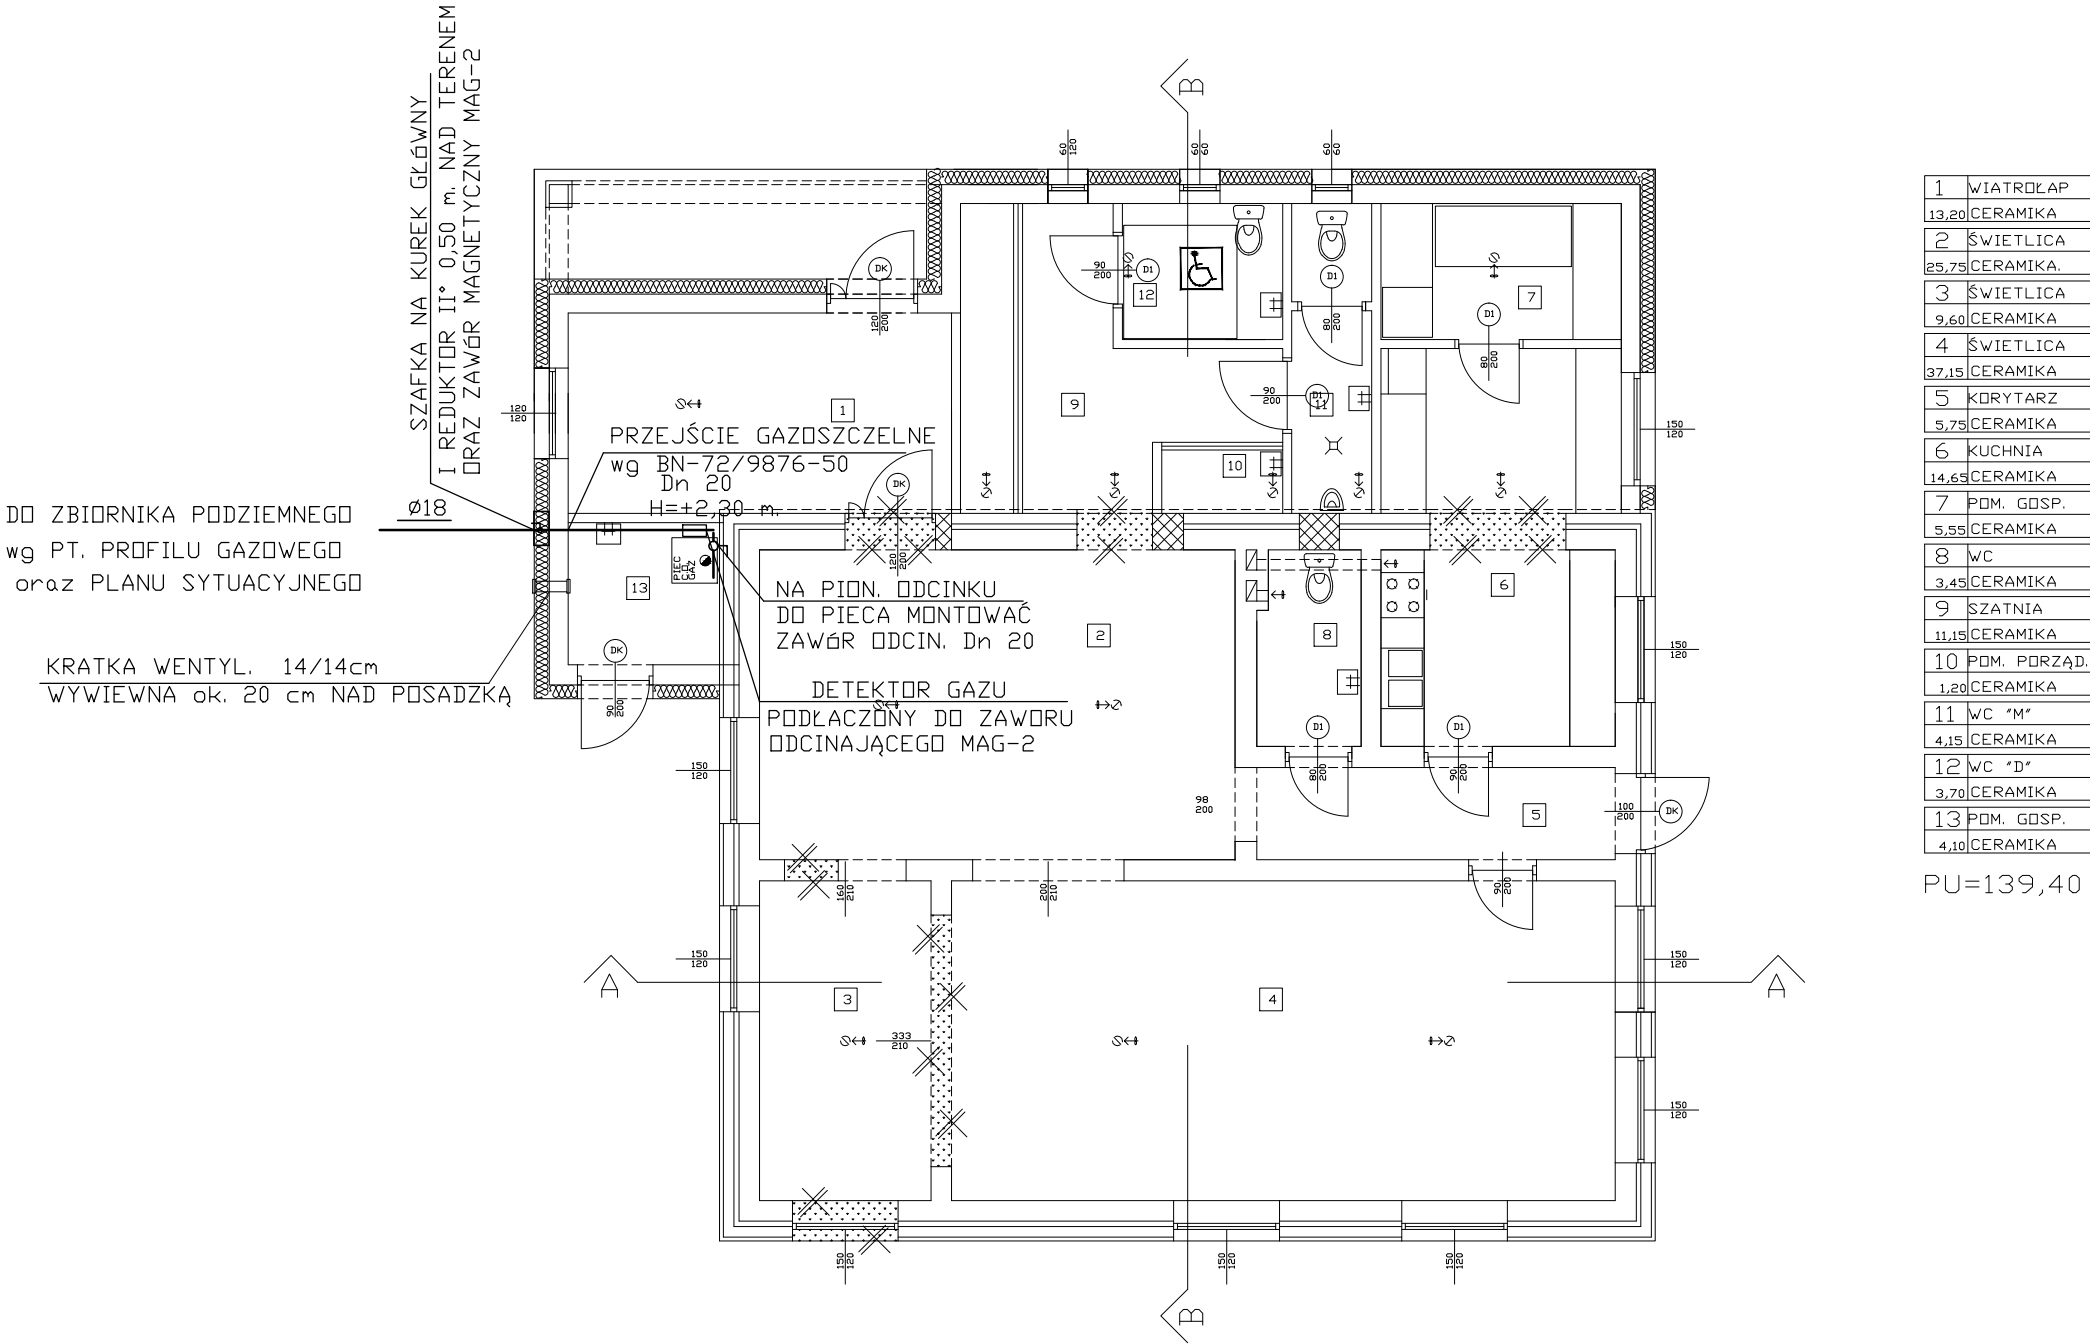

CZECHOWICZ ANNA PROJEKTOWANIE BUDOWLANE – NADZÓR BUDOWLANY 93–380 ŁÓDŹ ul. OFIARNA 6 M44A BIURO 93–030 ŁÓDŹ ul. NOWA 29/31 B24			
OBIEKT:	ROZBUDOWA ISTN. BUDYNKU ŚWIETLICY GOSPODARZ 47A GM. RZGÓW DZ NR 52		
RYSUNEK:	RZUT PARTERU–INSTALACJA GAZU		
Proj.gaz.	tech. BANASIAK Benedykt	UPR.NR 358/94/WŁ	
	tech. JOANNA WASZCZYK		
DATA:	30. 06. 2015	SKALA: 1:100	RYS. NR 4