

Potwierdza się, że niniejszy dokument został opracowany w wyniku prac geodezyjnych i kartograficznych, których rezultaty zawiera aparat techniczny wpisany do ewidencji materiałów państwowego zasobu geodezyjnego i kartograficznego

STAROSTA KÓDZKI WSCHODNI

Identyfikator ewidencyjny materiału zasobu geodezyjnego i kartograficznego: P.1036.2016.1512

Data wpisania do ewidencji: 21.06.2016

Imię, nazwisko i podpis osoby reprezentującej organ: **Agata Lisjak**

województwo łódzkie
powiat łódzki wschodni
gm. Rzgów (100610_5)
obręb Czymeninek (100610_5.0003)
działki nr 166/1, 166/2

Mapa do celów projektowych
skala 1:500


Mapę niniejszą opracowano na podstawie mapy zasadniczej, sekcje nr 7.1610.07.07.2.4, 7.160.07.08.1.3, 7.160.07.08.3.1 oraz pomiaru uzupełniającego z czerwca 2016 r.

- układ współrzędnych płaskich - 2000 strefa 7
- układ wysokości - Kransztadt 60

Wykonawca:
GEODEZYJNE BADAŃ I KARTOGRAFICZNE
Barłomiej Łobawski
90-703 Łódź, ul. Legionów 52/9
tel. 71-255-791

Geodeta uprawniony
Barłomiej Łobawski
uprawnienia nr 1305

PODGK.L.440.1163.2016 Łódź, dnia 07.06.2016r.

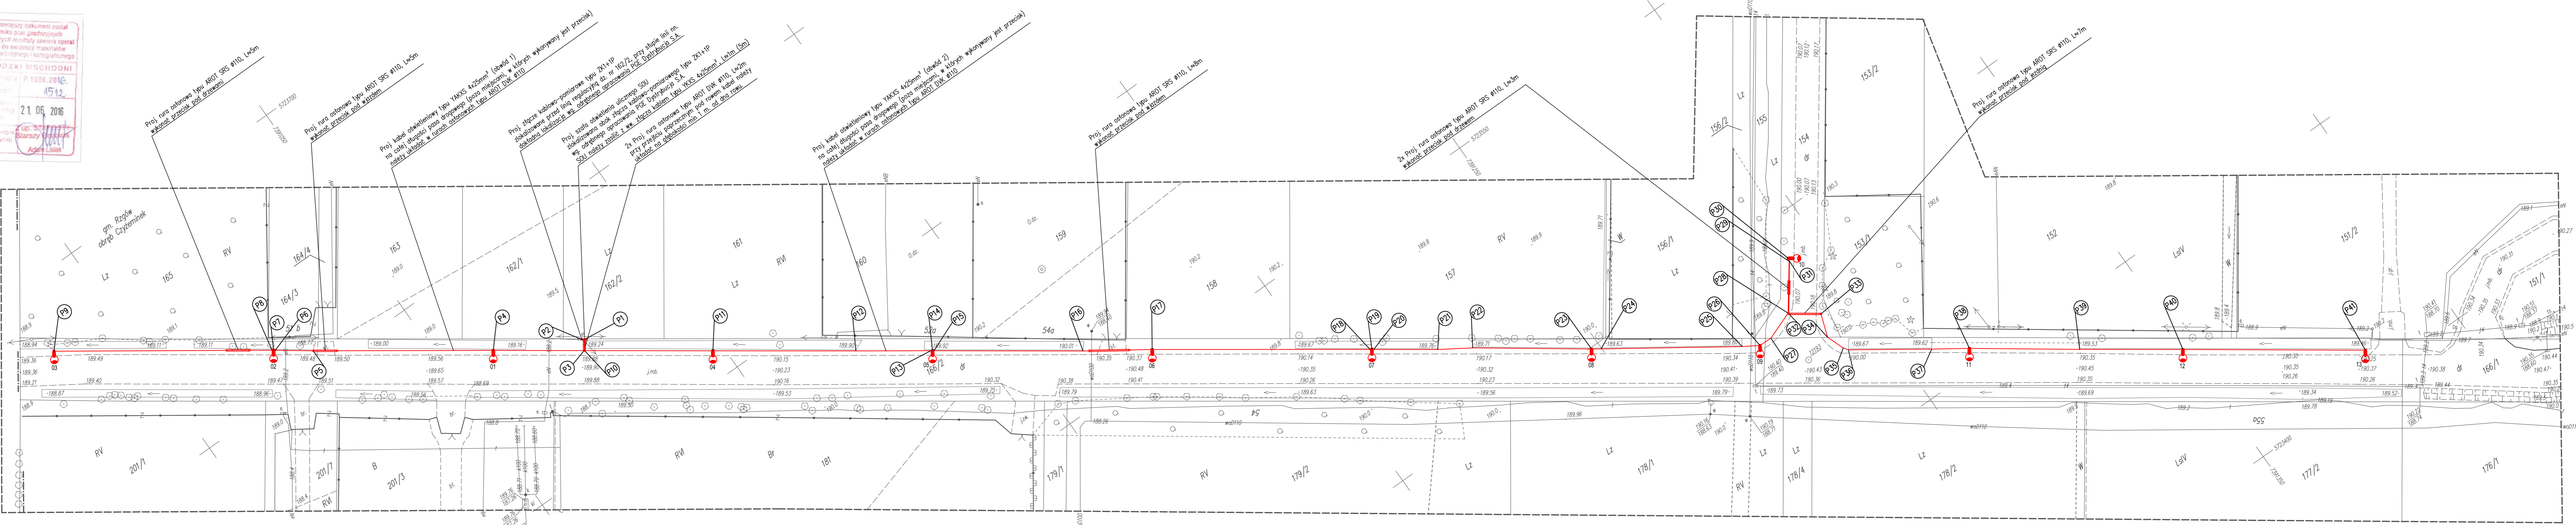

----- mapa aktualna w zakresie opracowania

Mapa d/c projektowych została wykonana bez ustalenia obciążeń służebnościami gruntowymi

UWAGA!
Nie wyklucza się istnienia w terenie innych przewodów o których brak informacji. Wynika to z zaszczytliwych lub niedopełnienia przepisów zgłoszenia do inwentaryzacji. (Ustawa z dnia 17 maja 1989r. Prawo Geodezyjne i Kartograficzne (Dz.U. z 2010r., Nr 193, poz. 1287 z późn. zm.)

Q oznaczenie i symbol konturu użytku gruntowego, który nie jest ujawniony w bazie danych egib

- Legenda:**
- 01 - nr kolejnego słupa zgodnie ze schematem (Rys. E-2)
 - projektowany słup oświetleniowy
 - projektowana linia kablowa
 - rura osłonowa na projektowanym kablu
 - szafka oświetlenia ulicznego
 - współrzędna punktu geodezyjnego

Za zgodność z oryginałem:

PRO INVEST			
ul. Wolności 100 - Płońsk, ul. Wolności 100 - Płońsk, ul. Wolności 100 - Płońsk			
TEMA: Budowa linii kablowej oświetlenia ulicznego w miejscowości Czymeninek przy drodze powiatowej nr 3303 E na odcinku od wiaduktu do granicy Gminy Rzgów			
STADIUM:		PROJEKT BUDOWLANY	
PROJEKTANCI:	mgr inż. Edward Pałka	upr. bud.	291/89/WŁ
	mgr inż. Michał Płotka		
	mgr inż. Dominik Halicki		
TYTUŁ RYS:		PLAN ZAGOSPODAROWANIA TERENU	NR RYS: E-1
BRANŻA:	ELEKTRYCZNA	DATA:	Lipiec 2016
		SKALA:	1:500