


# PROFIL PRZEBUDOWY SIECI WODOCIĄGOWEJ GRODZISKO (skrzyżowanie z dw714)

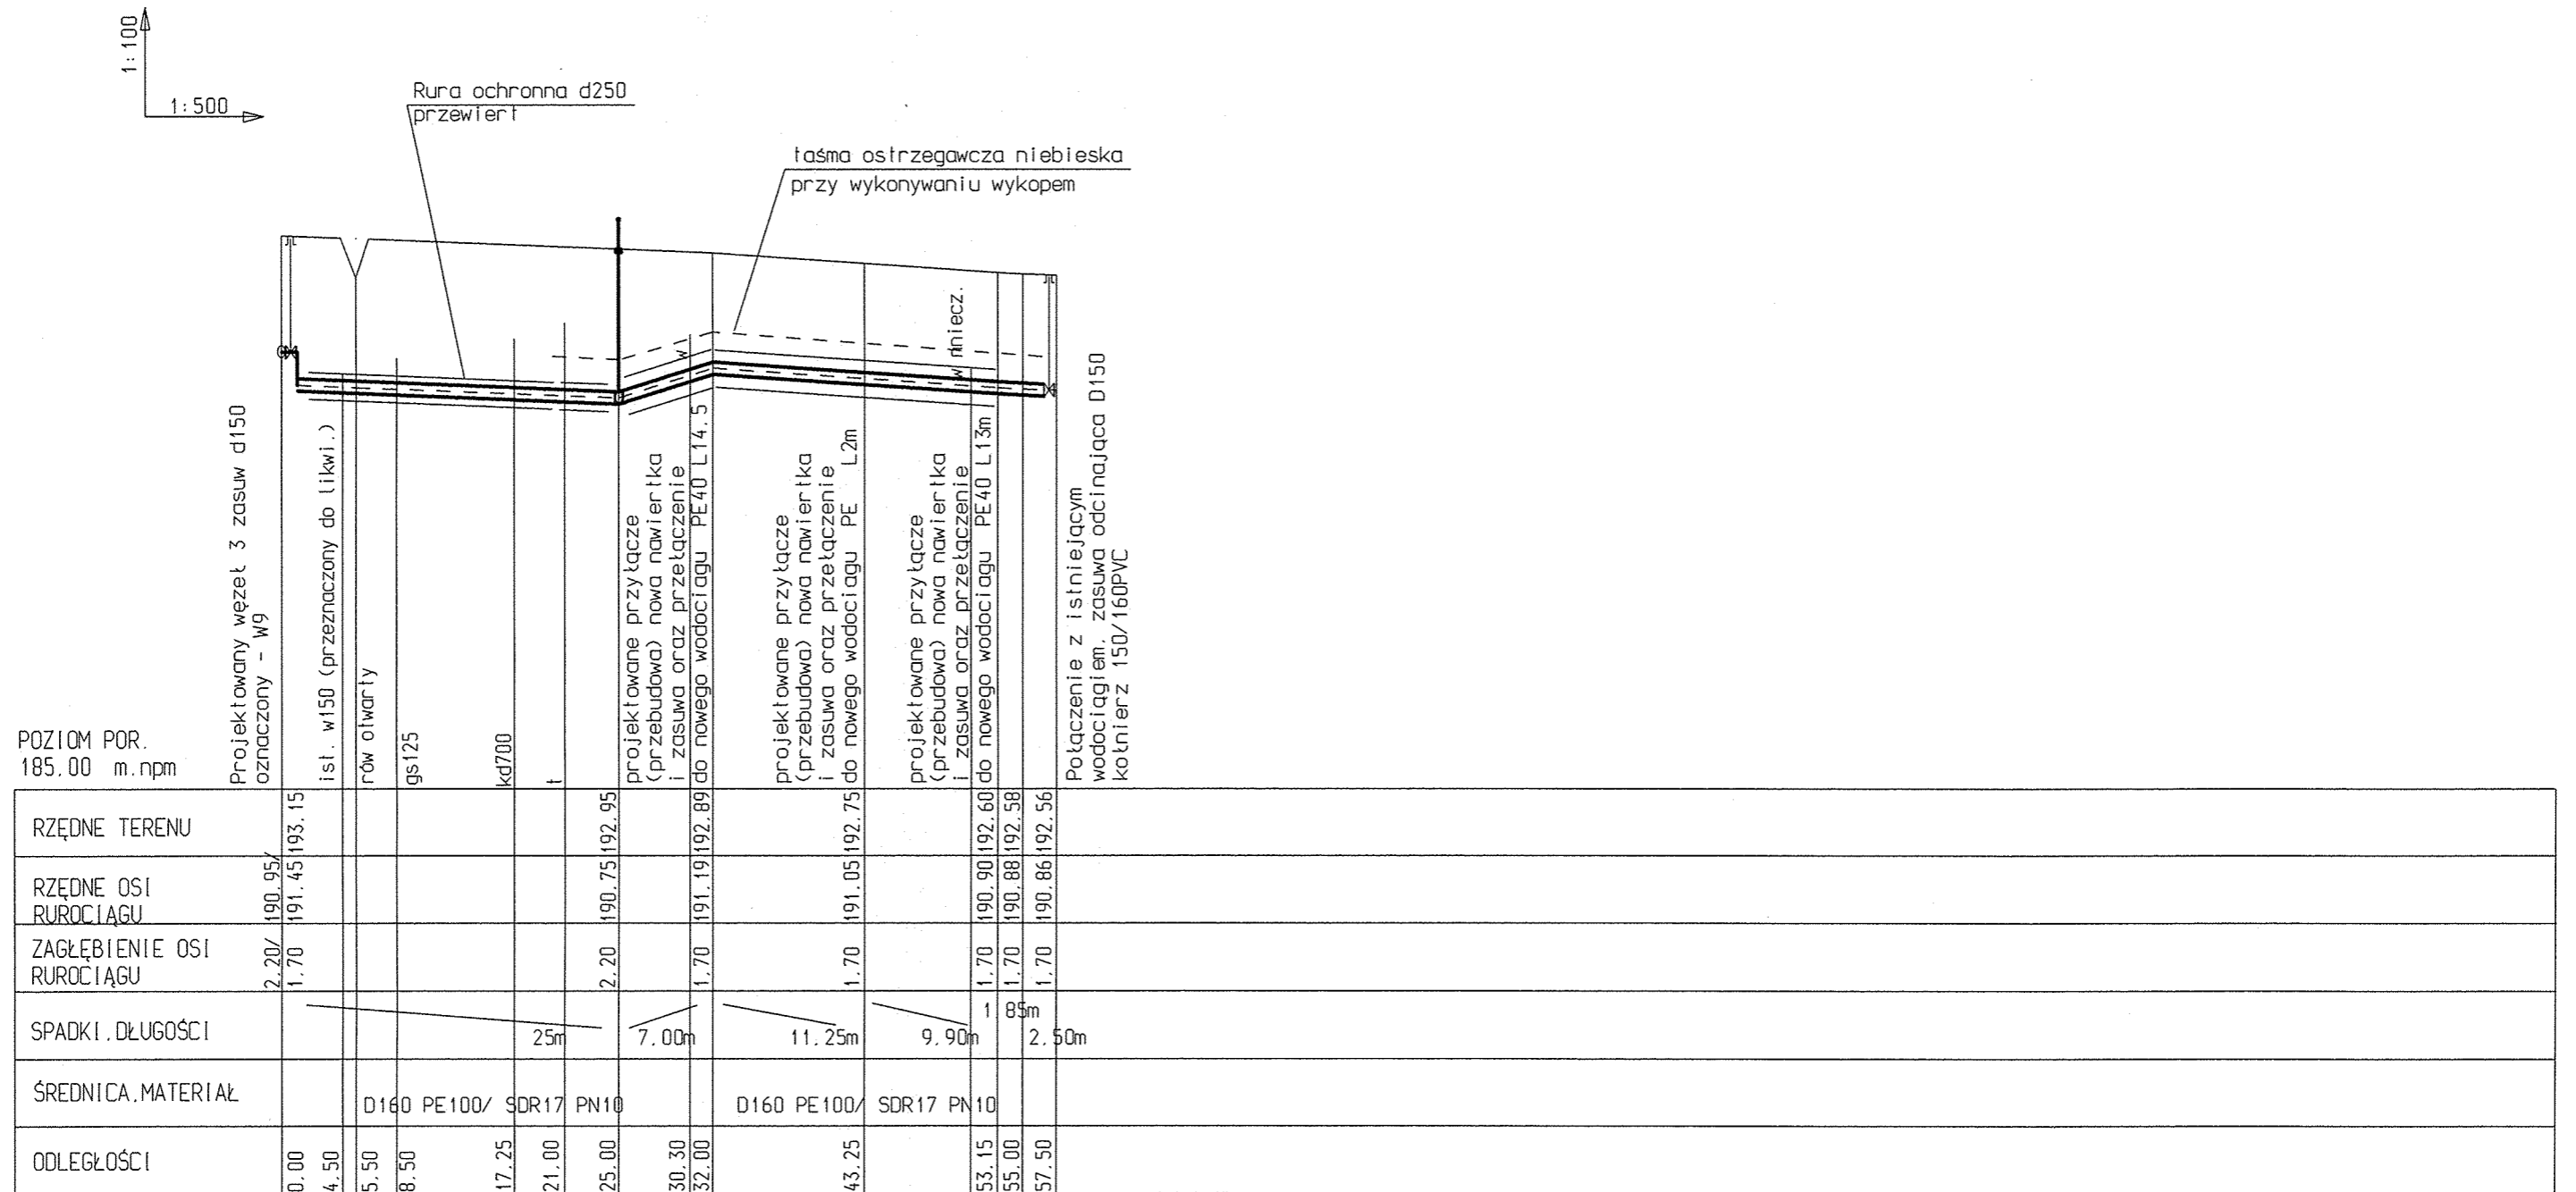

OPIS :

W16 - połączenie z istniejącym wodociągiem  
(zasuwa odcinająca D150)

HP - podejście do hydrantu DN80, zasufa  
i hydrant nadziemny

UWAGA :  
W związku z brakiem dokładnych informacji o rzędnych posadowienia istniejącego uzbrojenia, rzędnej terenu, możliwe są rozbieżności w stosunku do założeń projektowych, które należy zweryfikować w trakcie wykonawstwa. W miejscu skrzyżowania z istniejącym uzbrojeniem wykonać odkrywki kontrolne w celu ustalenia rzeczywistego posadowienia rurociągów (w szczególności dotyczy to skrzyżowania z gazociągiem)

Jednostka projektowa: SANIT USŁUGI BUDOWLANE ul. Rawska 20 95-030 Rzgów	Nr rys: 2.3
Obiekt: Przebudowa sieci wodociągowej Grodzisko (rejon skrzyżowania z DW714)	Data: 10.2014r
Temat rysunku: Profil podłużny sieci wodociągowej odcinek W9-w16	Skala: 1:100 1:500
Projektant: mgr inż Mirosław Gałaj 74/01WŁ	Podpis: 