


PROFIL PRZEBUDOWY SIECI WODOCIĄGOWEJ GRODZISKO (skrzyżowanie z dw714)

1:100
1:500

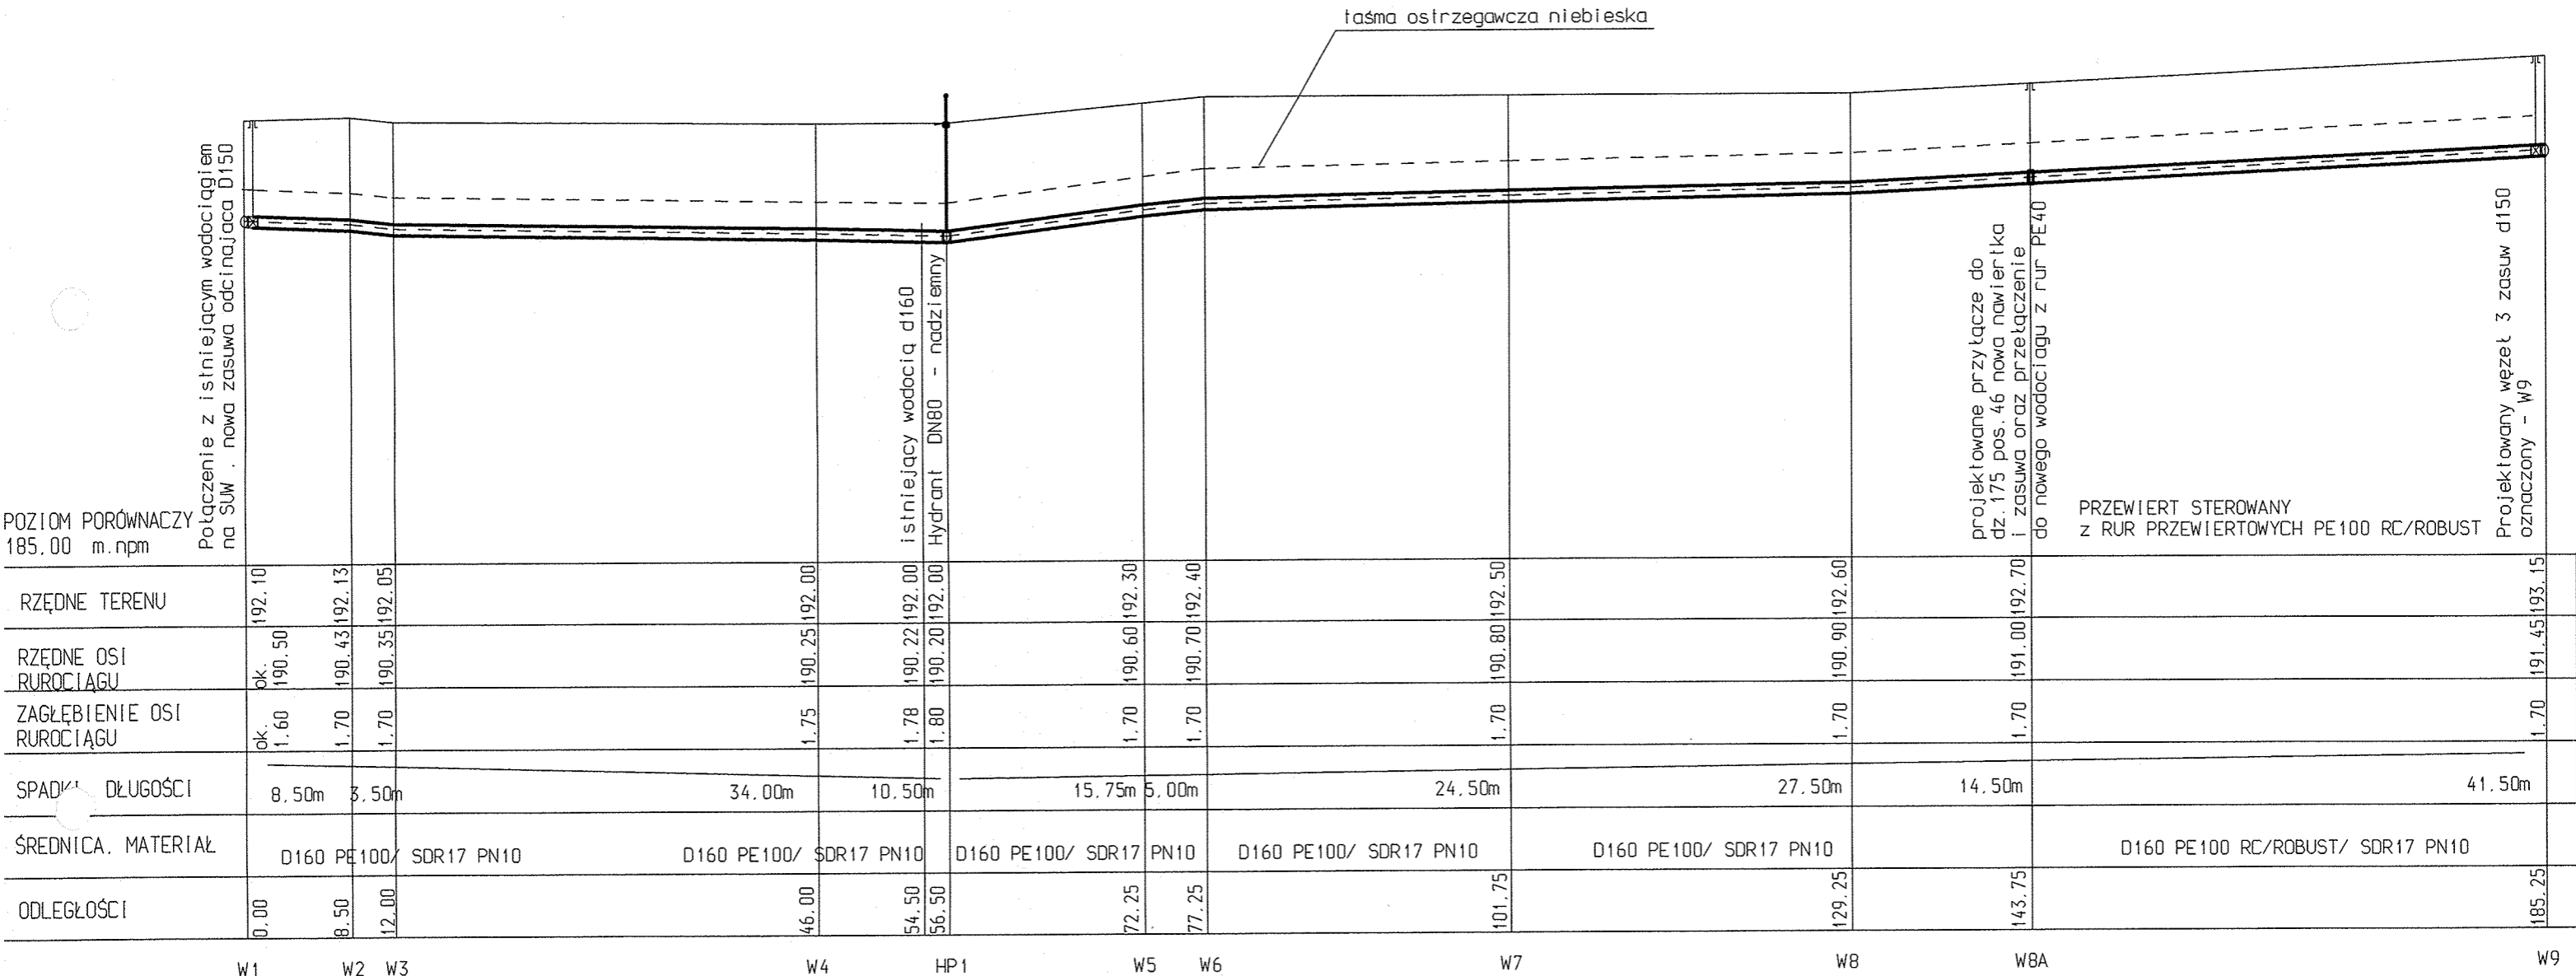

OPIS :

W1 - połączenie z istniejącym wodociągiem
(zasuwa odcinająca D150)

HP - podejście do hydrantu DN80, zasuw
i hydrant nadziemny

UWAGA :
W związku z brakiem dokładnych informacji
o rzędnych posadowienia istniejącego uzbrojenia,
rzędnej terenu, możliwe są rozbieżności w stosunku
do założeń projektowych, które należy zweryfikować
w trakcie wykonawstwa

Jednostka projektowa: SANIT USŁUGI BUDOWLANE ul. Rawska 20 95-030 Rzgów	Nr rys: 2.1
Obiekt: Przebudowa sieci wodociągowej Grodzisko (rejon skrzyżowania z DW714)	Data: 10.2014r
Temat rysunku: Profil podłużny sieci wodociągowej odcinek W1- w9	Skala: 1:500
Projektant: mgr inż. Mirosław Gałaj	mgr inż. MIROSLAW GAŁAJ projektowania i kierowania robotami bez ograniczeń w specjalności instalacje, sieci i urządzenia sanitarne ul. Białe 74/01/Wł. t. 601 519 692