


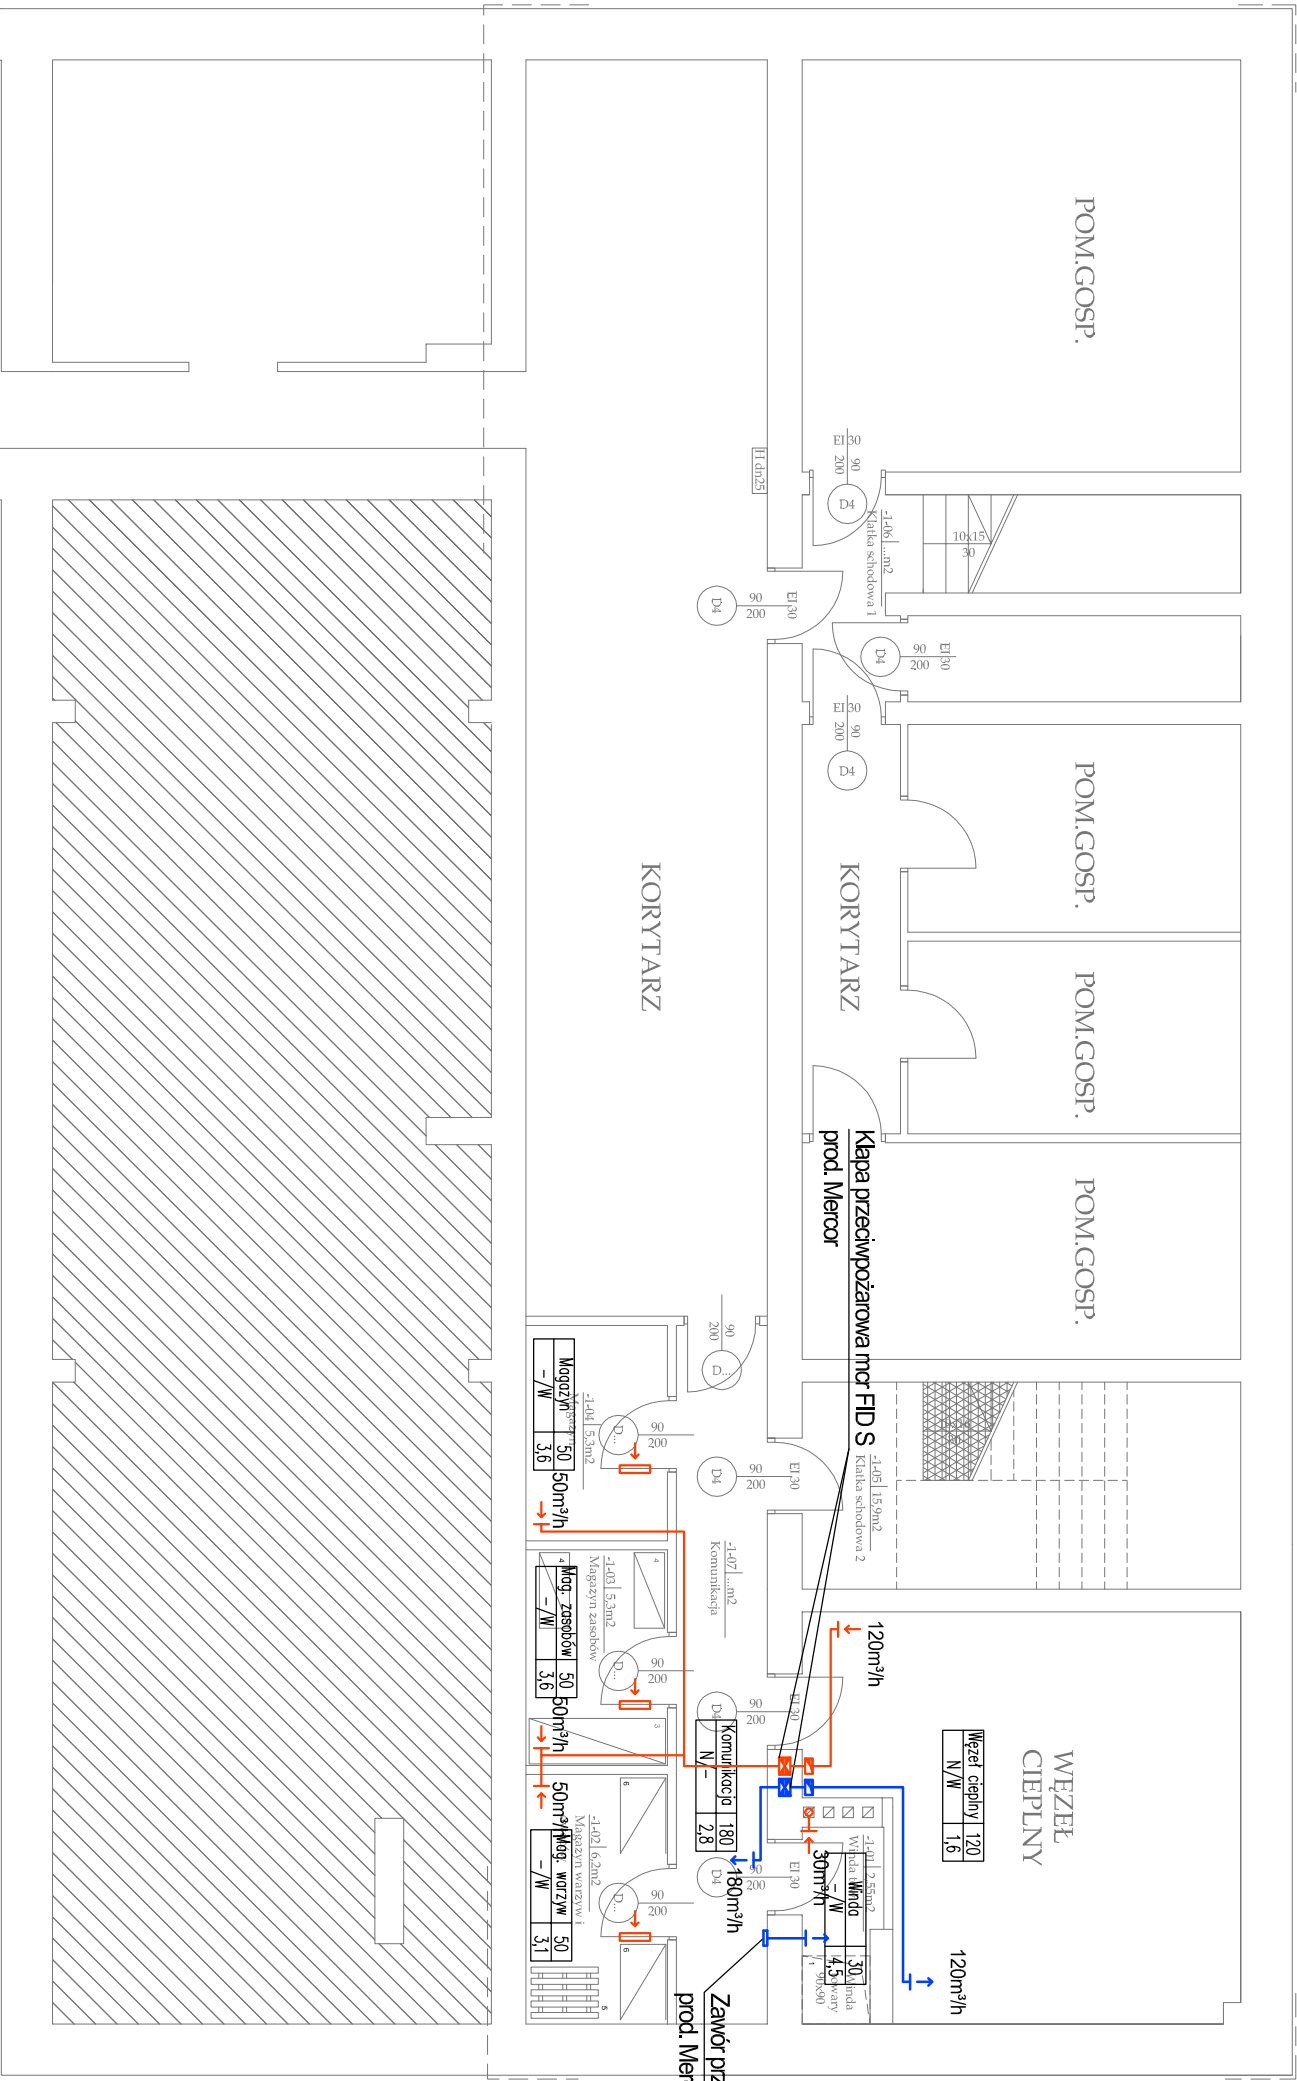

LEGENDA:

- wentylacja nawiewna
- wentylacja wywiewna
- kratka transferowa montowana w drzwiach

Węzeł ciepły	120
N/W	1,6

- Etykieta pomieszczenia zawiera:
- nazwę pomieszczenia- węzeł ciepły
 - rodzaj wentylacji- N/W (nawiew/wywiew)
 - ilość powietrza -120m³/h
 - krotność wymian -1,6

OPRACOWANIE:	PROJEKT BUDOWLANY
ADRES:	RZGÓW, UL. SZKOLNA 3, DZ. NR EW. 1630/1
TEMAT:	PROJEKT BUDOWLANY NADBUDOWY ISTNIEJĄCEGO ŁĄCZNIKA POMIEDZY SZKOŁĄ PODSTAWOWĄ, PRZEDSZKOLEM I GIMNAZJUM W CELU ROZBUDOWY, RZGÓW, UL. SZKOLNA 3, DZ. NR EW. 1630/1
INWESTOR:	GMINA RZGÓW 95-030 RZGÓW PLAC 500-LECIA 22
RYSUNEK:	RZUT PIWNIC- INSTALACJA WENTYLACJI
PROJEKTANT:	INŻ.ROMAN KOSTYŁA UPR.BUD.NR U.A.N.V 6386(35)88 UPR.BUD.NR U.A.N.IV 7342(68)91
SPRAWDZAJĄCY:	
OPRACOWAŁ:	MGR INŻ. PAWEŁ GROBEREK
SKALA 1:100	DATA: LIPIEC 2011
	RYS.NR WE-1