


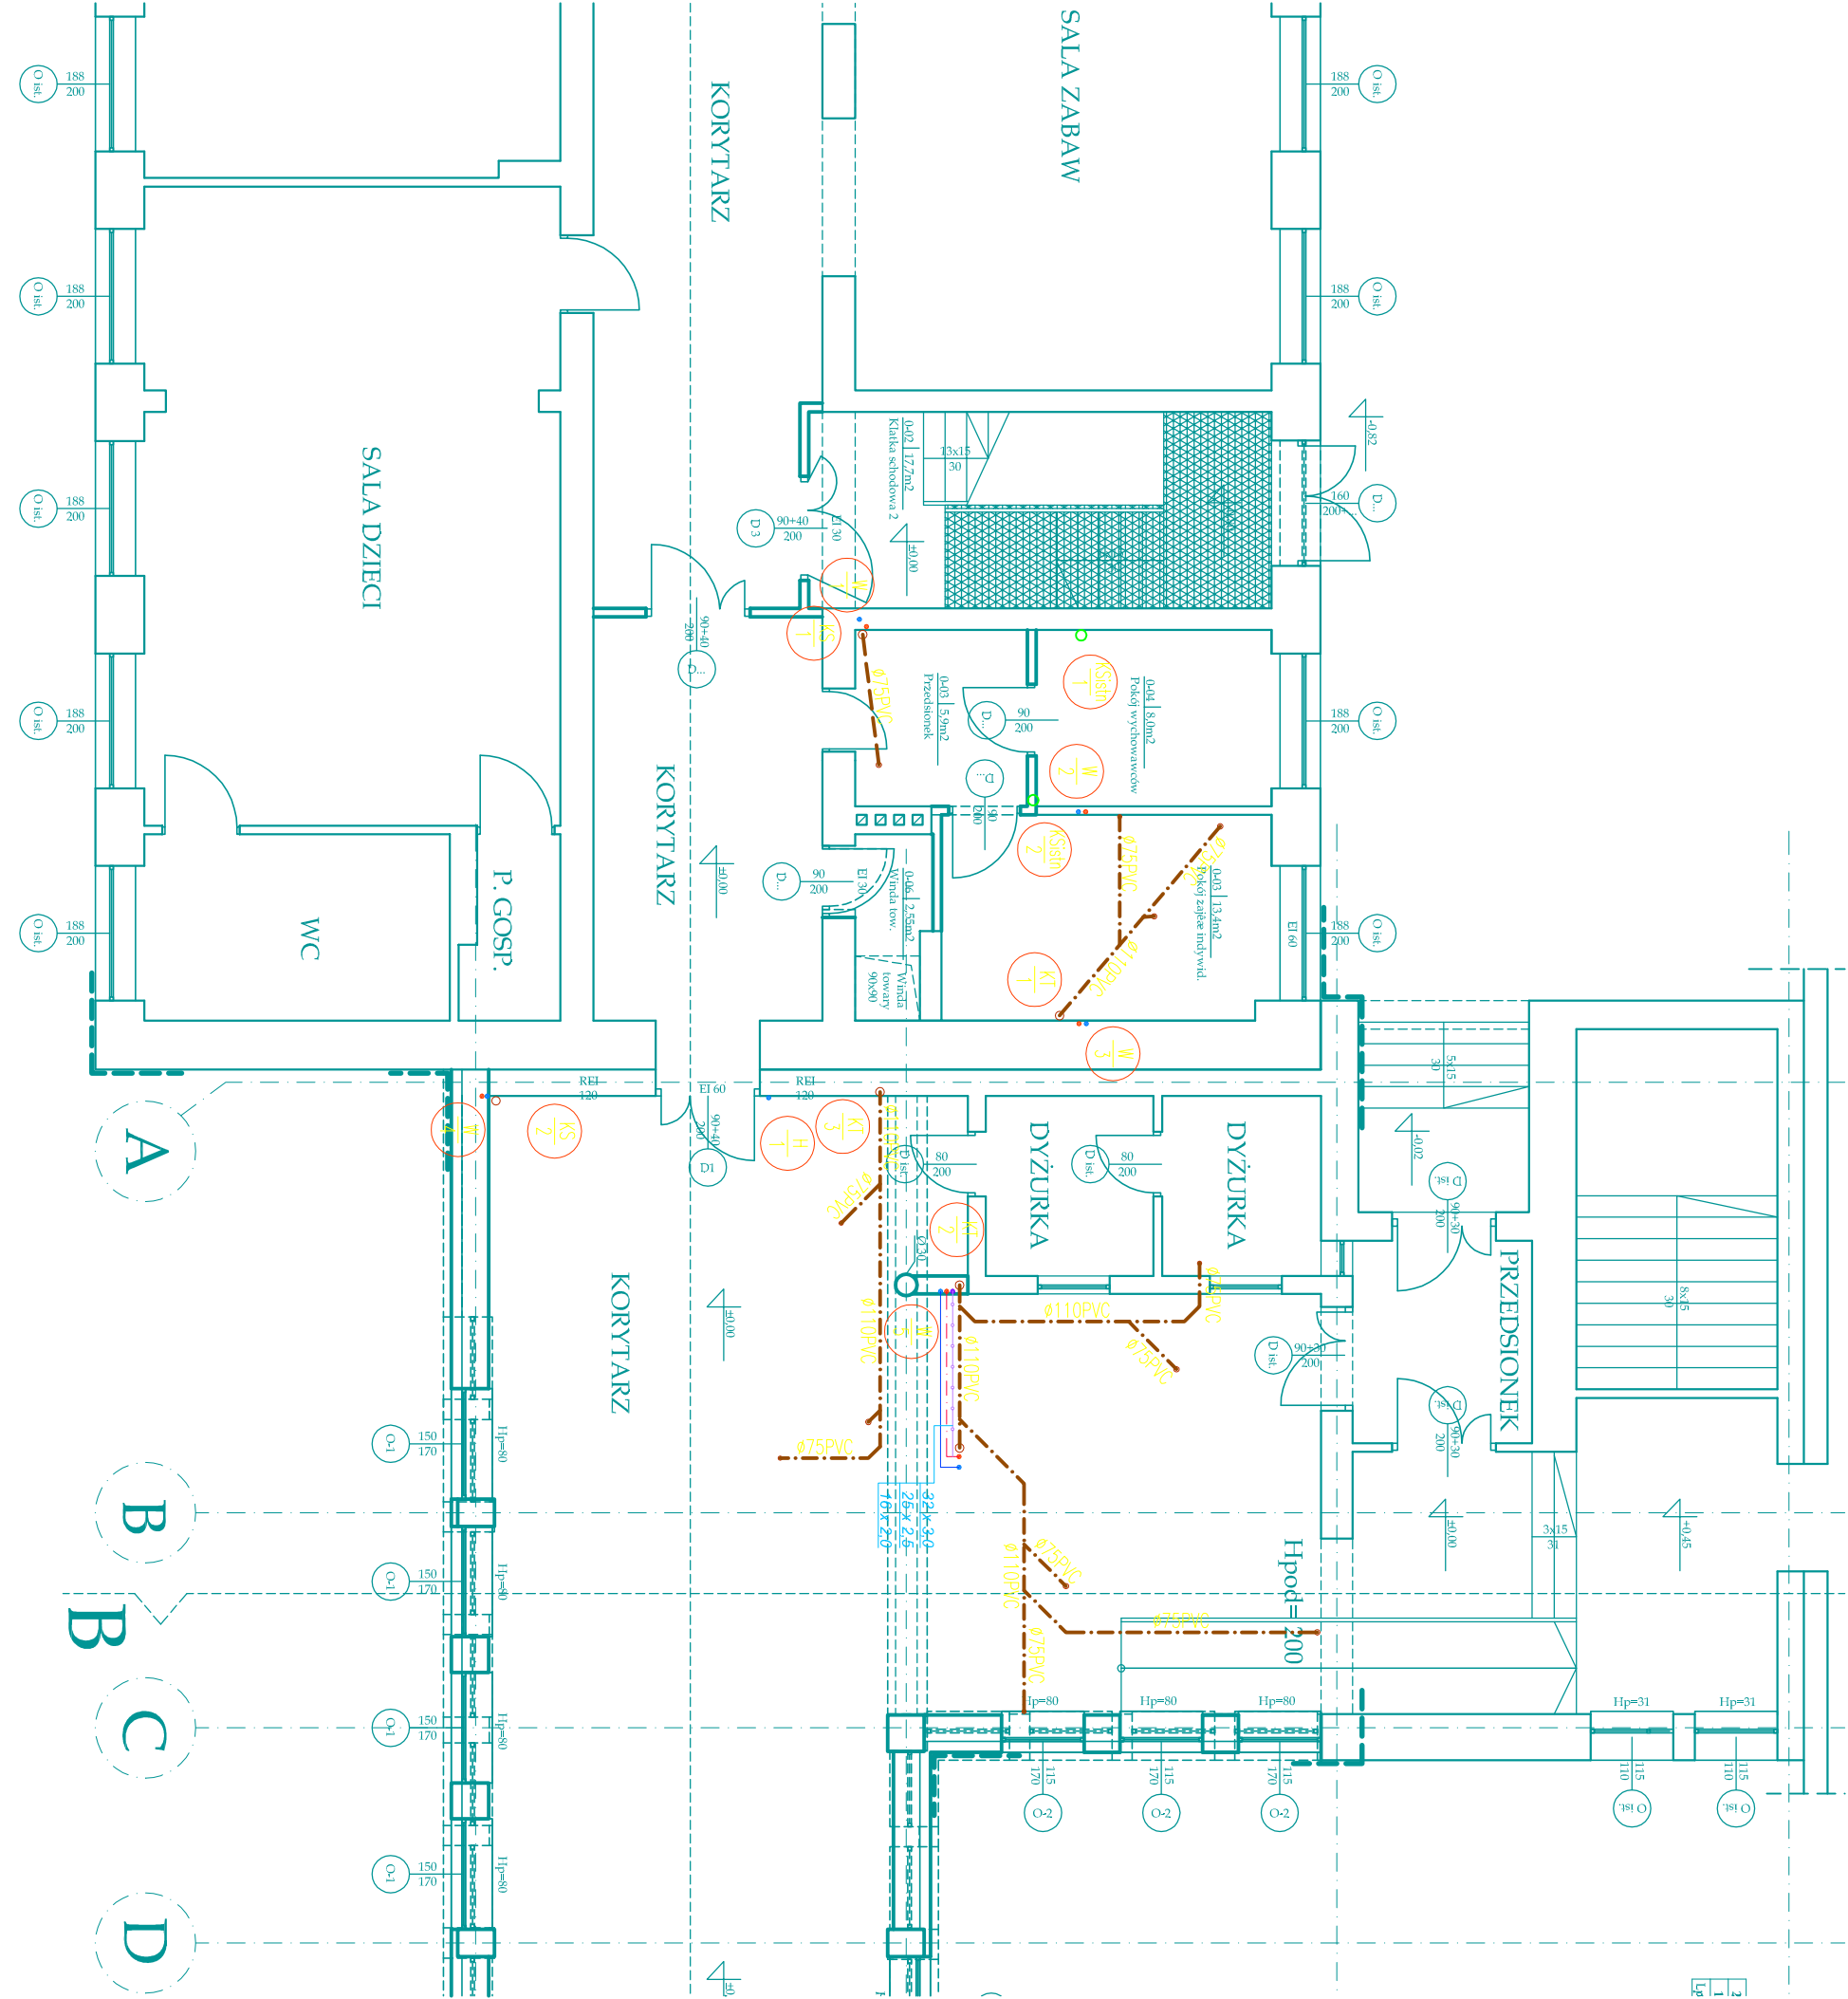

LEGENDA:

- PRZEWÓD WODY ZIMNEJ
- PRZEWÓD WODY CIEPŁEJ
- PRZEWÓD WODY CYRKULACYJNEJ
- PRZEWÓD INSTALACJI HYDRANTOWEJ
- PRZEWÓD KANALIZACJI TŁUSZCZOWEJ- pod stropem
- PRZEWÓD KANALIZACJI SANITARNEJ- pod stropem

- Symbol: W, T, H, KS, KT, T. Oznaczenie: PIONU WODOCiąGOWEGO
- Symbol: KS, T. Oznaczenie: PIONU KANALIZACJI SANITARNEJ
- Symbol: KT, T. Oznaczenie: PIONU KANALIZACJI TŁUSZCZOWEJ

UWAGI:

- Instalacje wodociągowe prowadzić w warstwach wyrównawczych podłóg oraz w bruzdach ściennych.
- Instalacje wodociągowe należy wykonać z rur wielowarstwowych M.C. prod. Uponor.
- Wszystkie poziomy i pionowy wodociągowe izolować ciepłocieplnymi izolacjami z pianki PP np. Thermalax FRZ o grubościach:
 - dla średnicy wewnętrznej rurociągu do 22mm - 20mm,
 - dla średnicy wewnętrznej rurociągu 22-30mm - 20mm,
 - dla średnicy wewnętrznej rurociągu 35-100mm - 20mm, izolacji równa wewn. średnicy rury,
 - dla średnicy wewnętrznej rurociągu 100-150mm - 20mm, izolacji równa wewn. średnicy rury.
- Na poziomach oraz pionach wody ciepłej i cyrkulacyjnej wykonywać kompensatory.
- Nieopisane średnice instalacji wody - 16x2,0mm
- Instalacje wody hydrantowej wykonać z rur stalowych ocynkowanych i prowadzić pod stropem.
- Zawory w hydrantach montować na wysokości 1,35m od podłogi.
- Piony kanalizacyjne w pomieszczeniach kuchennych obudować.

OPRACOWANIE:	PROJEKT BUDOWLANY		
ADRES:	RZGÓW, UL. SZKOLNA 3, DZ. NR EW. 1630/1		
TEMAT:	PROJEKT BUDOWLANY NADBUDOWY ISTNIEJĄCEGO ŁĄCZNIKA POMIĘDZY SZKOŁĄ PODSTAWOWĄ, PRZEDSZKOLEM I GIMNAZJUM W CELU ROZBUDOWY, RZGÓW, UL. SZKOLNA 3, DZ. NR EW. 1630/1		
INWESTOR:	GMINA RZGÓW 95-030 RZGÓW PLAC 500-LECIA 22		
RYSUNEK:	RZUT INSTALACJI WOD-KAN NA PARTERZE		
PROJEKTANT:	INŻ. ROMAN KOSTYŁA UPR.BUD.NR U.A.N.V 8388(35)88 UPR.BUD.NR U.A.N.IV 7342(68)91		
SPRAWDZAJĄCY:			
OPRACOWAŁ:	MGR INŻ. PAWEŁ GROBEREK	RYS.NR WK-2	
SKALA 1:100	DATA: LIPIEC 2011		