


UWAGA:
 Dokładna lokalizacja pionów ciepłej zimnej wody i cyrkulacji należy uściślić na budowie

- zimna woda
- - - ciepła woda
- - - cyrkulacja

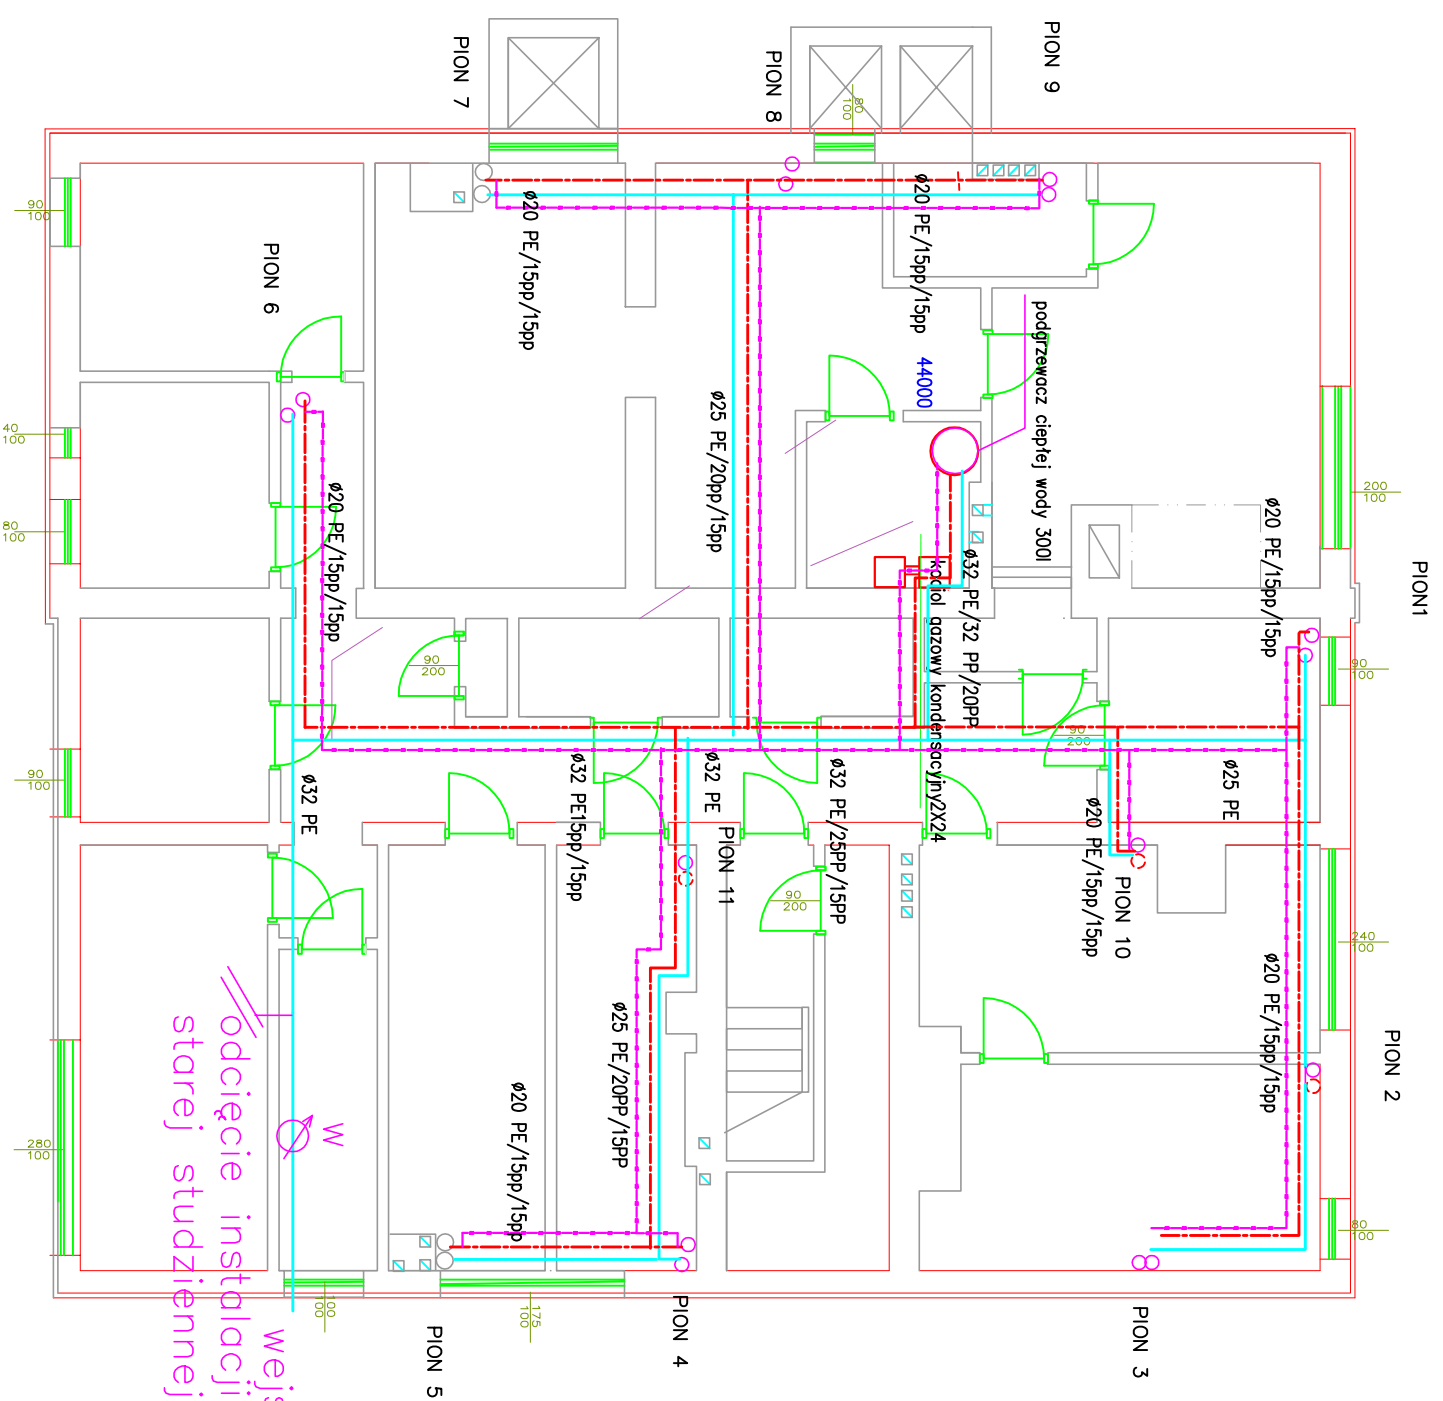

wejście wody fi 50
 odcięcie instalacji
 starej studziennej

RZUT PIWNIC

<p>Inwestycja: Modernizacja kotłowni w budynku GPZ</p>	<p>SKALA 1:100</p>
<p>Inwestor: Gmina Rzgów 95-030 Plac 500-lecia 22</p>	
<p>Temat: Rzut piwnicy- instalacja ZW CWU i Cyrkulacji</p>	<p>SIERPIEŃ 2013</p>
<p>Projektant: Maria Helman-Nagańska upr. proj. 241/ 94/ WŁ</p>	<p>RYS nr 4</p>